


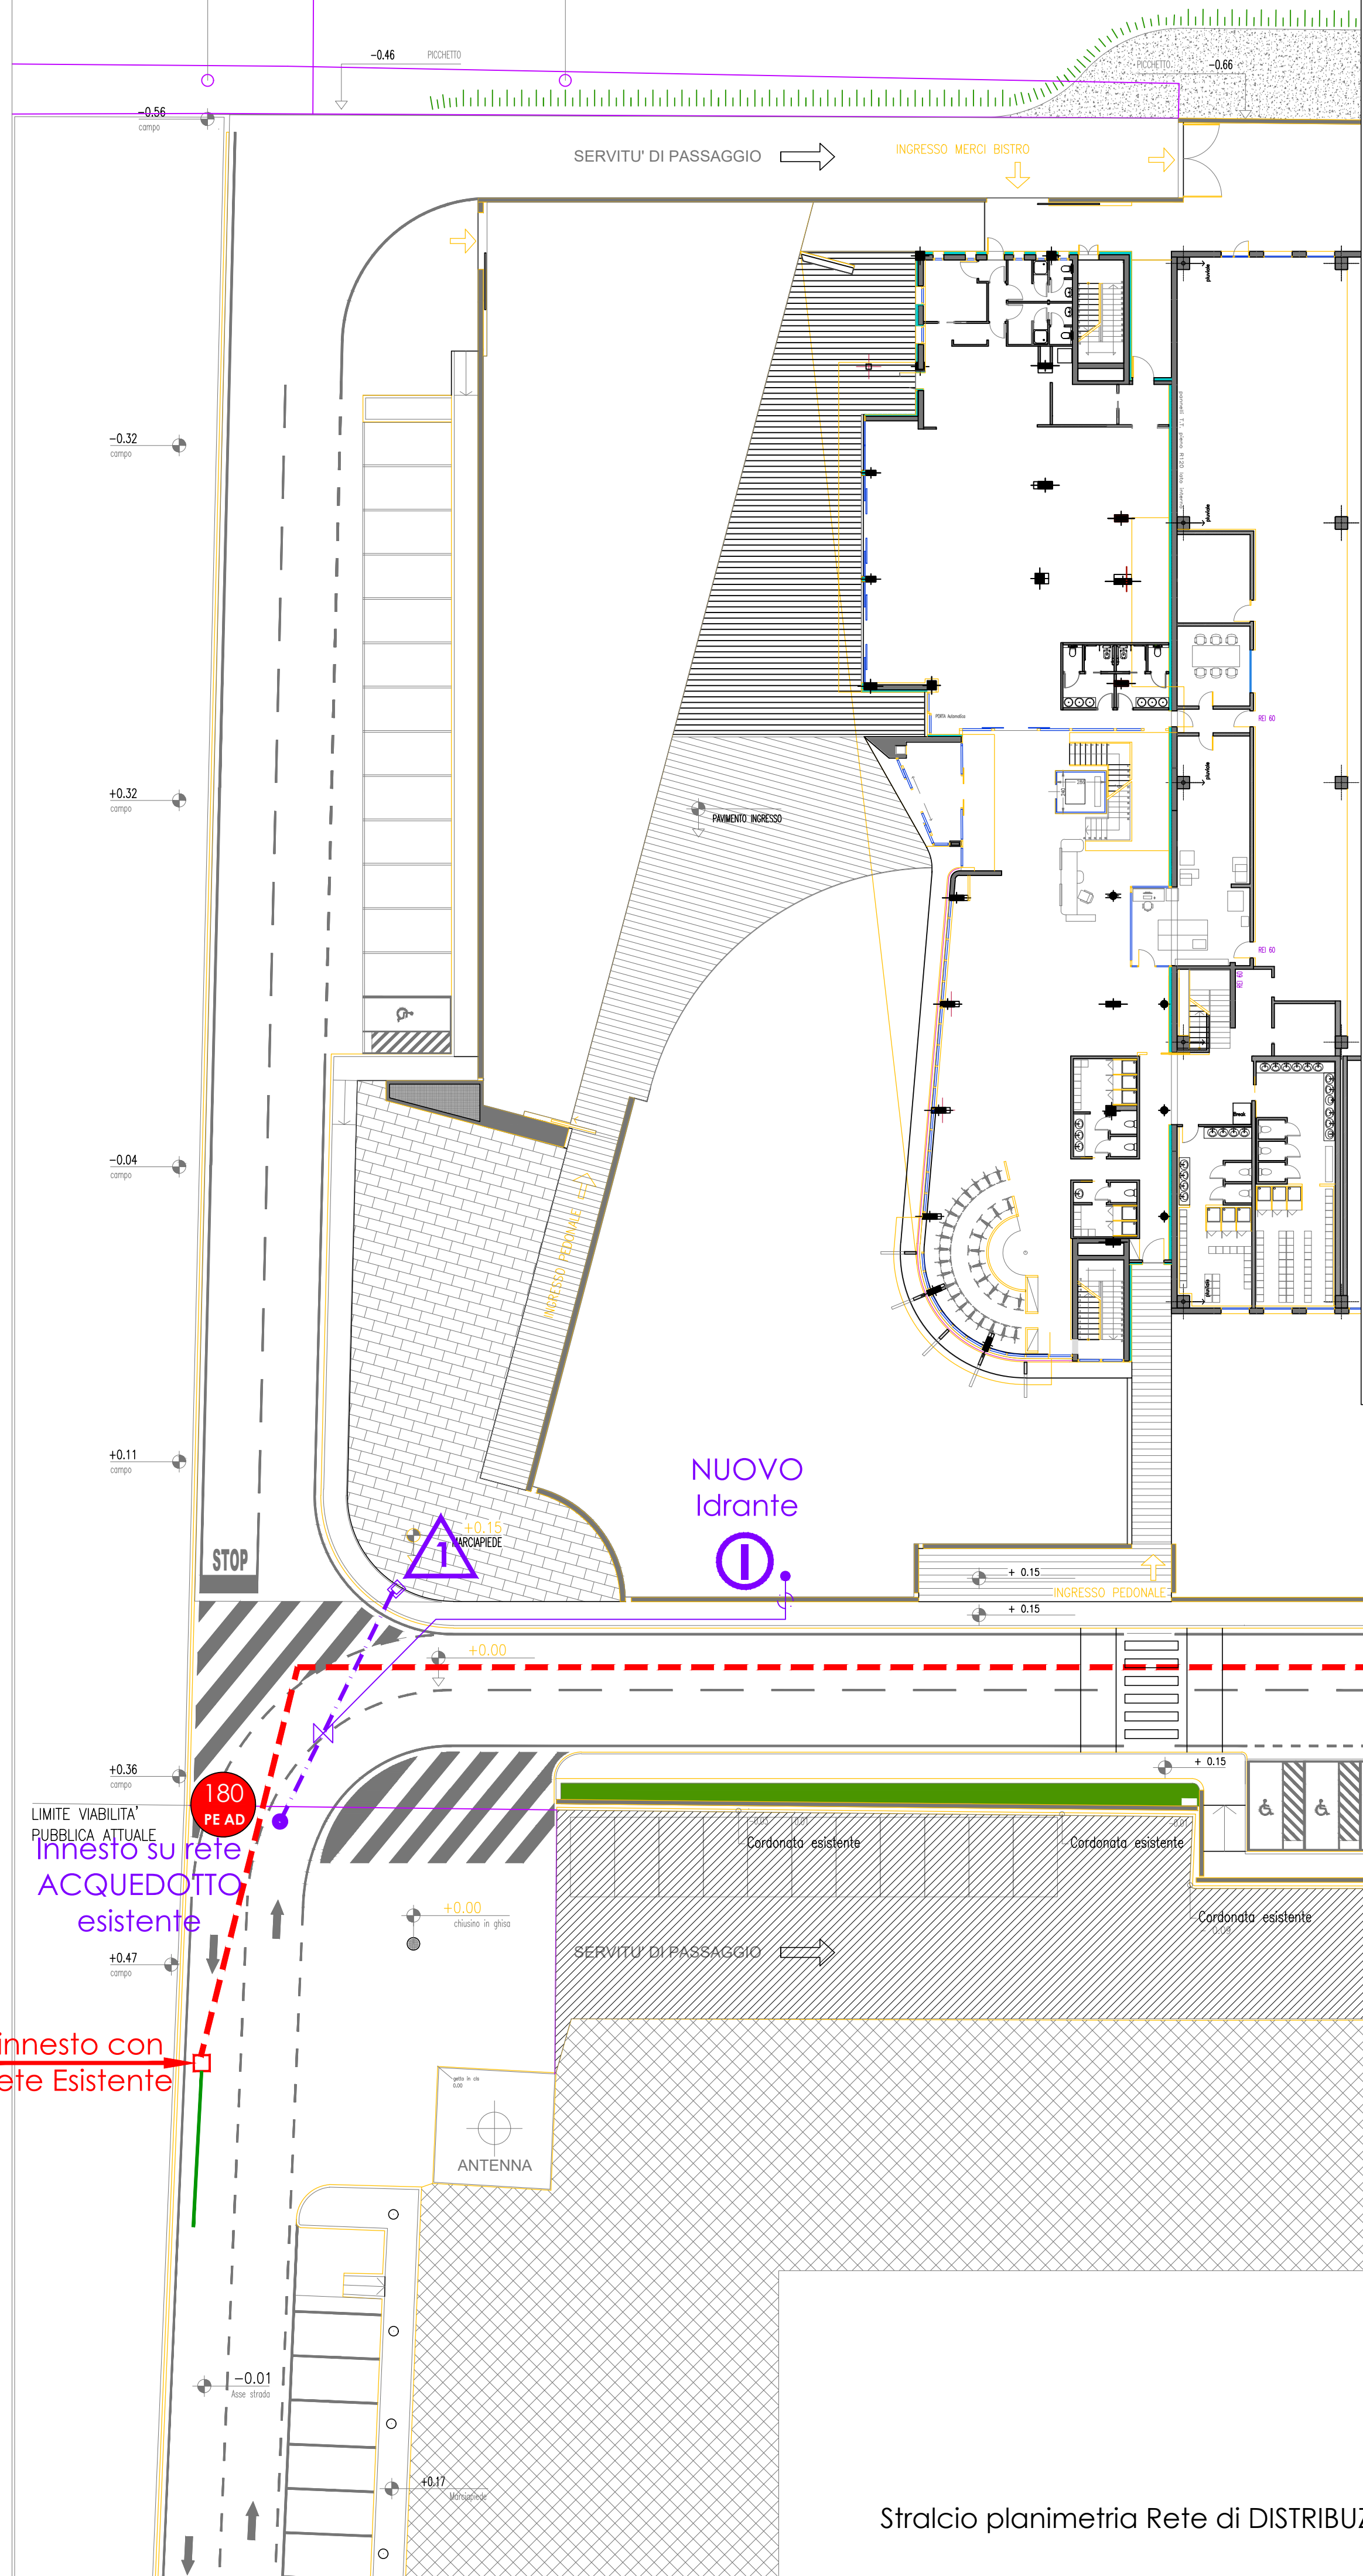

Rete distribuzione idrica

- | Simbolo | Descrizione |
|---------|----------------------|
| | Condotta esistente |
| | Condotta di progetto |

- | | |
|--|--|
| | Saracinesca di linea |
| | Allaccio con pozzetto 70x50 cm
+ 3 stacchi DN 3/4 |
| | Numero di utenze |
| | Idrante |
| | Particolare idrante |
| | Particolare eventuale cavallotto |


N.B. La posizione delle condotte è puramente indicativa. Salvo diversa indicazione, gli allacci saranno eseguiti in TRIPLO STRATO PN 16/25 o in ACCIAIO

PRESCRIZIONI DI POSA: Per modalità di posa ed interferenze con altri sottoservizi, opere e strutture fare riferimento alle indicazioni realizzative e disposizioni costruttive delle linee guide dell'ente gestore della rete


Rete distribuzione gas metano

- | Simbolo | Descrizione |
|---------|-------------------------------------|
| | Tubazioni metano esistenti |
| | Tubazioni metano in progetto |
| | Stacchi di introduzione in progetto |

PRESCRIZIONI DI POSA: Per modalità di posa ed interferenze con altri sottoservizi, opere e strutture fare riferimento alle indicazioni realizzative e disposizioni costruttive delle linee guide dell'ente gestore della rete.

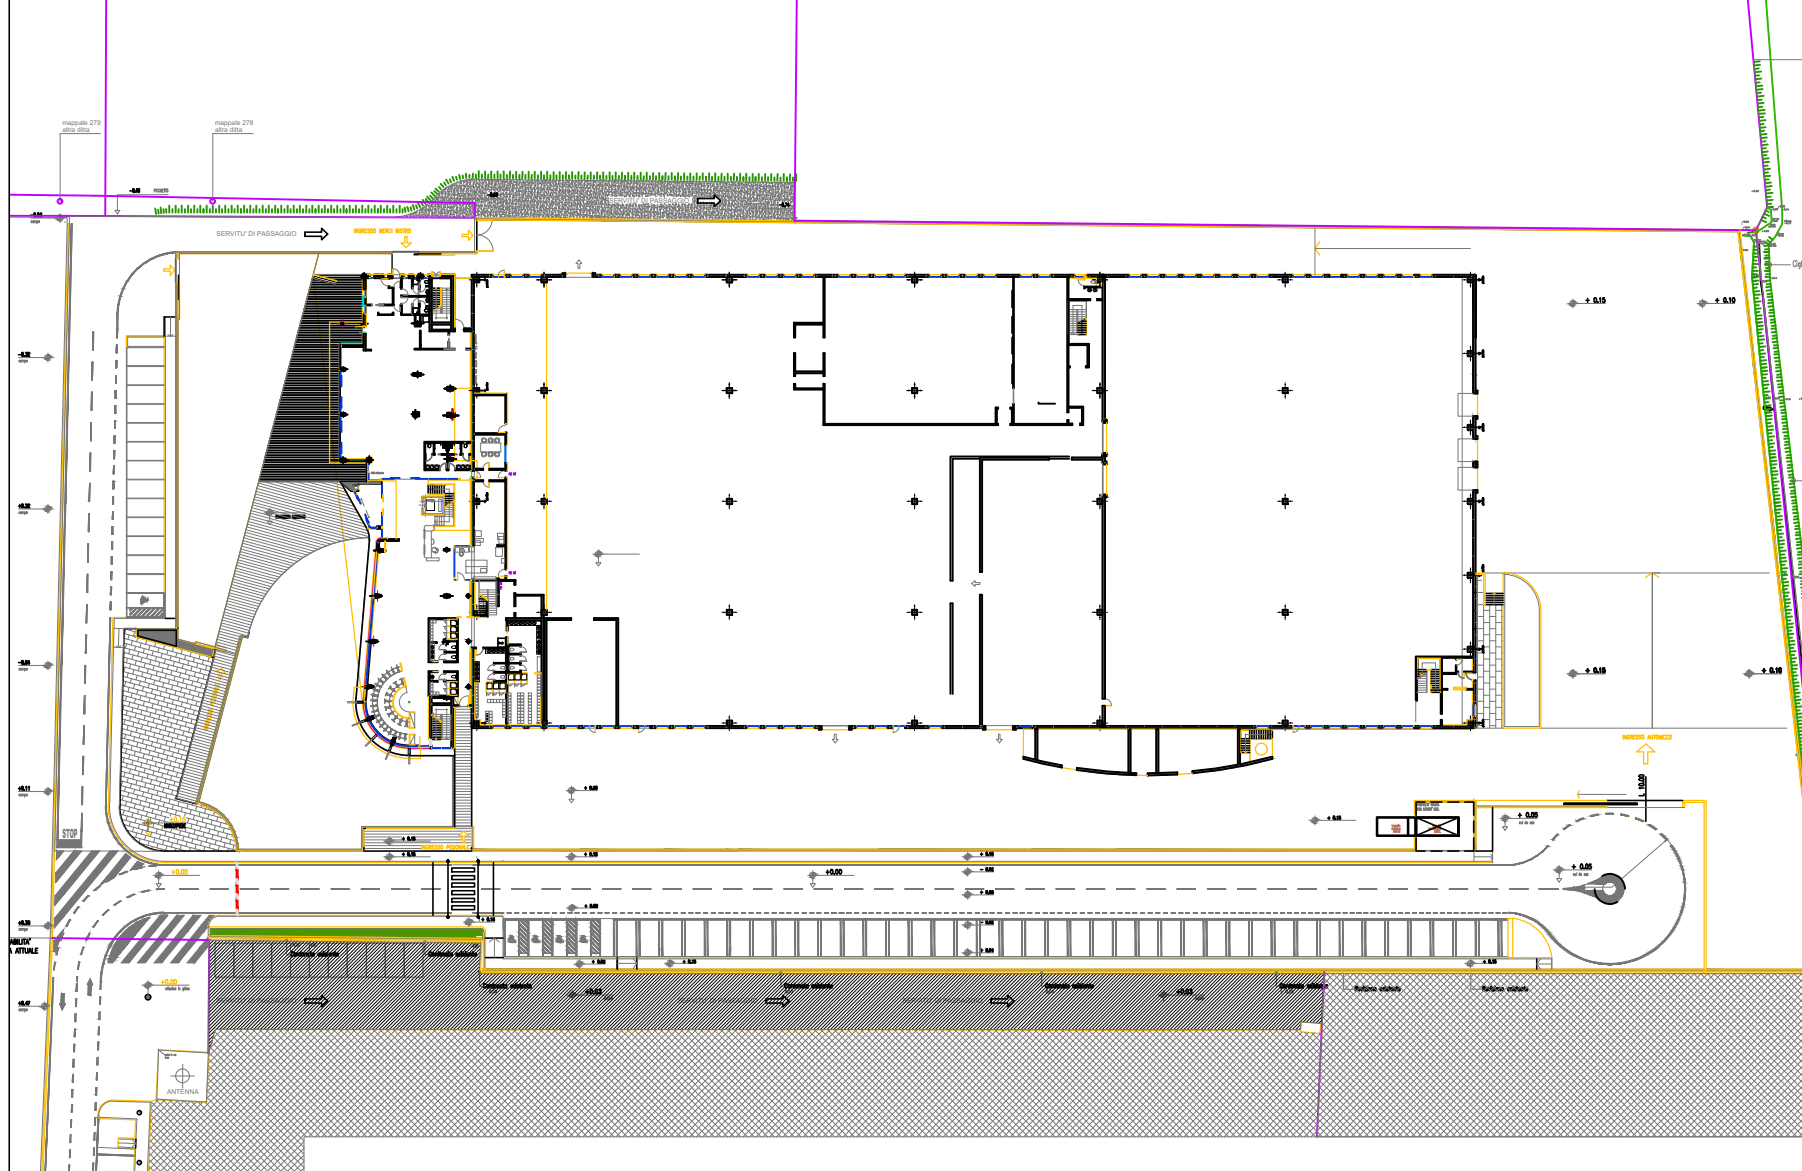

Planimetria - scala 1:1000

 

03	R02	REVISIONE 02	24-01-2025
02	R01	REVISIONE 01	03-10-2024
01	R00	PRIMA EMISSIONE	06-05-2024
N°	ID REVISIONE	DESCRIZIONE REVISIONE	DATA REVISIONE



Provincia di Padova
Comune di Campodoro

COMMITTENTE	Maxi Studio srl via Dell'Artigianato, 36043 Camisano V.no (VI) ABUS - August Bremicker Sohne KG Altenhofer Weg 25, 58300 WetteRuhr (DE)
PROGETTAZIONE	Architetto Carlo Filippi via Roma 25/c, 35010 Villafranca Padovana (PD) Architetto Monia Doni via Roma 25/c, 35010 Villafranca Padovana (PD)
DIREZIONE LAVORI	
DIREZIONE ARTISTICA	
CALCOLO STRUTTURE	
COLLAUDO STRUTTURE	
IMPIANTI MECCANICI ED ELETTRICI	Ingegnere Roberto Zilio via Uruguay 67, 35127 Padova (PD)
ANTINCENDIO	P.I. Alessandro Nicoli via Natta 2, 35030 Rubano (PD)

LAVORO	NUOVA COSTRUZIONE EDIFICIO PRODUTTIVO
FILE	OU_04_Reti acquedotto - Gas metano
TAVOLA	Reti di progetto: - Acquedotto - GAS Metano

DATA	04-10-2024
REV	R01
TAV	04

SCALA: 1:250/1:1000

Stralcio planimetria Rete di DISTRIBUZIONE IDRICA e ADDUZIONE GAS METANO - Scala 1:250