


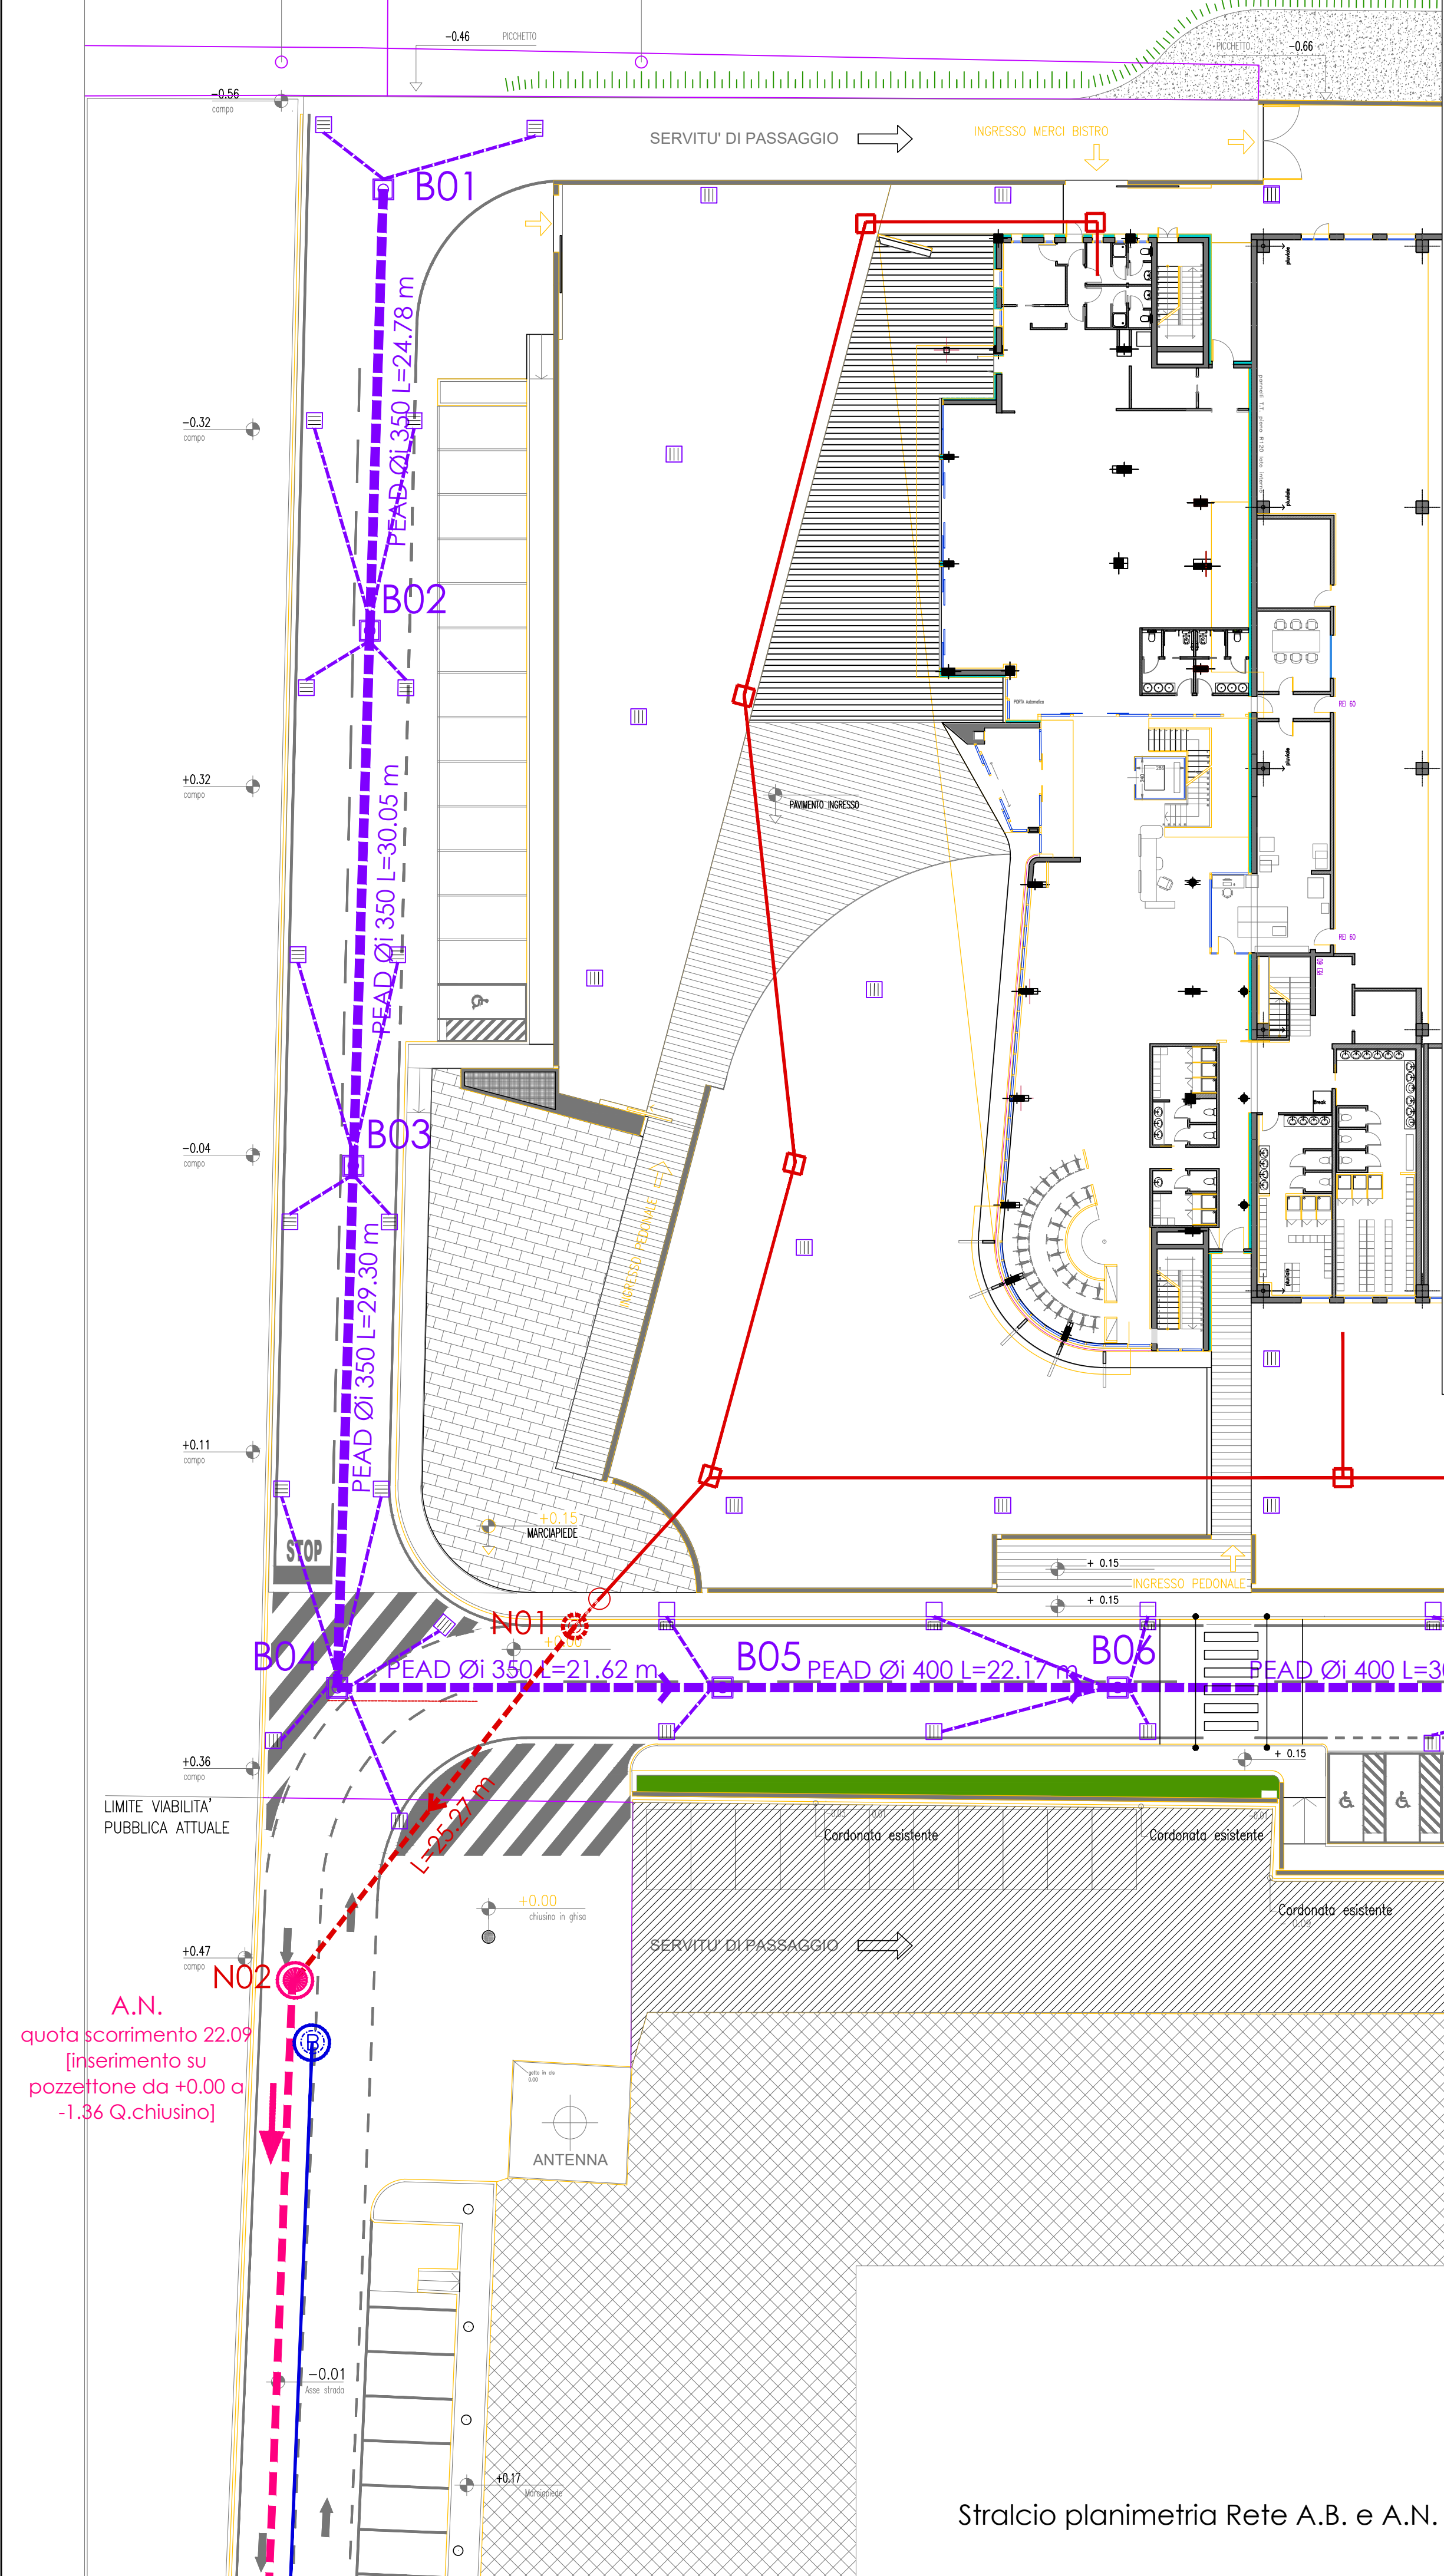


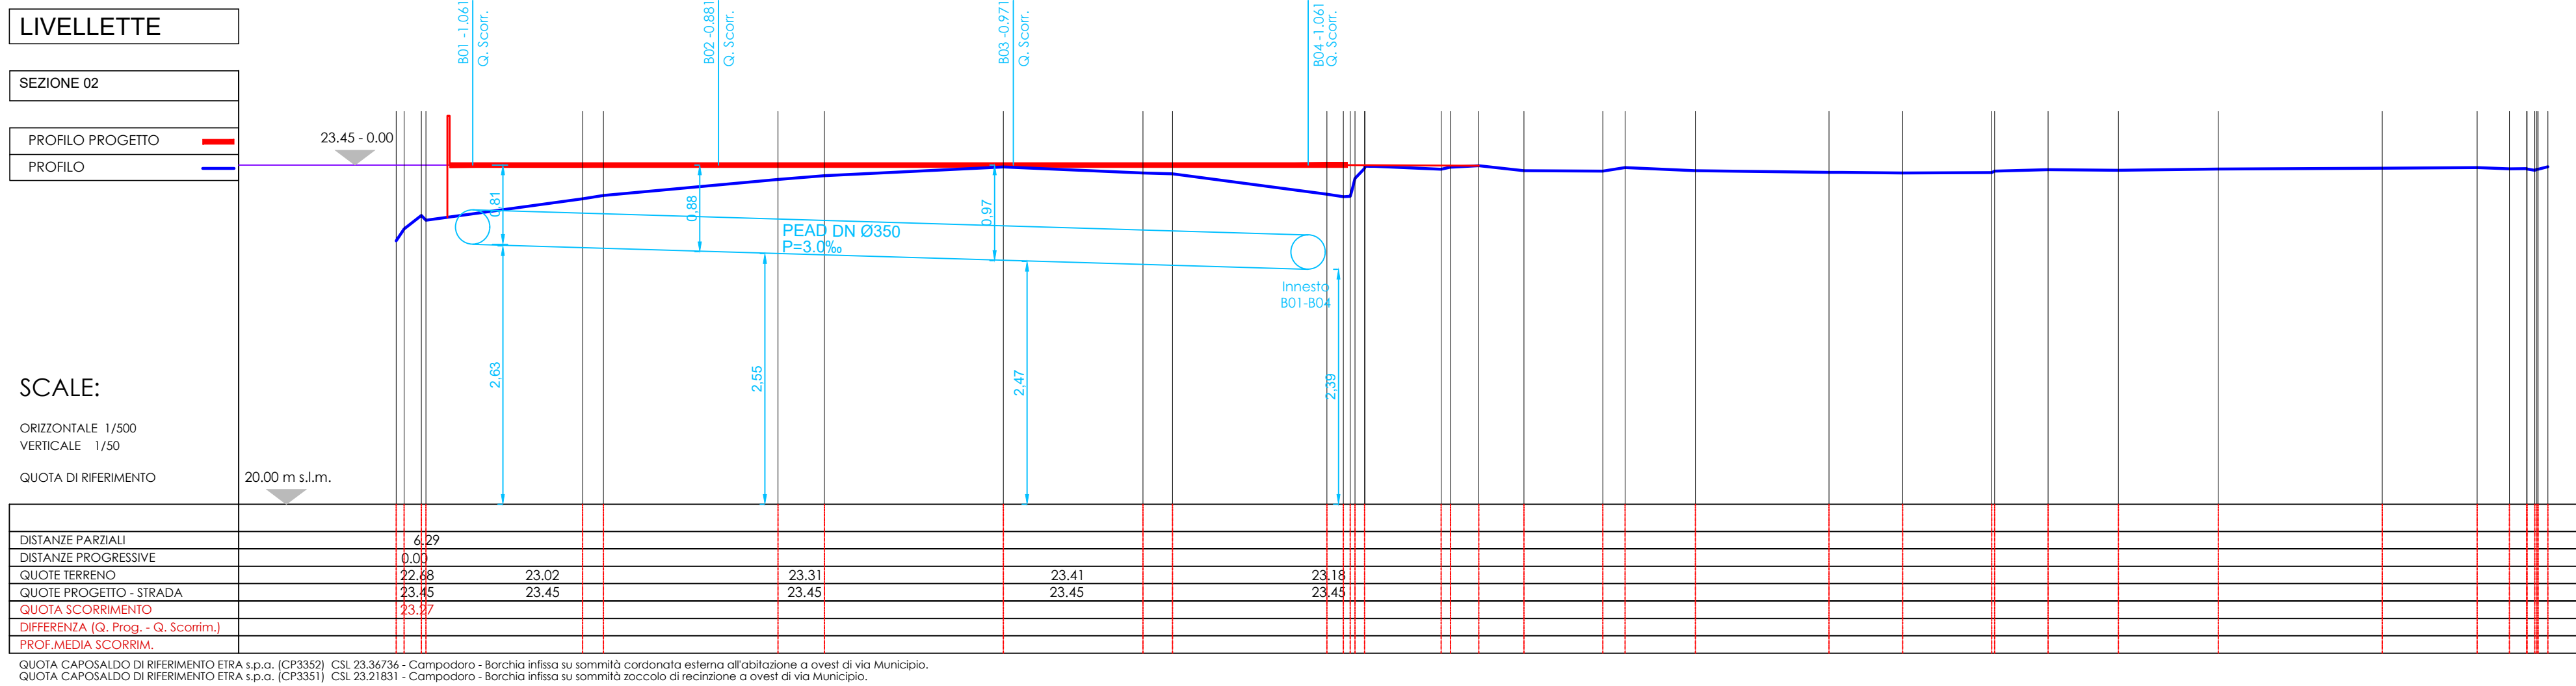

Profilo stradale longitudinale "Sezione 02" con reti A.B. e A.N.

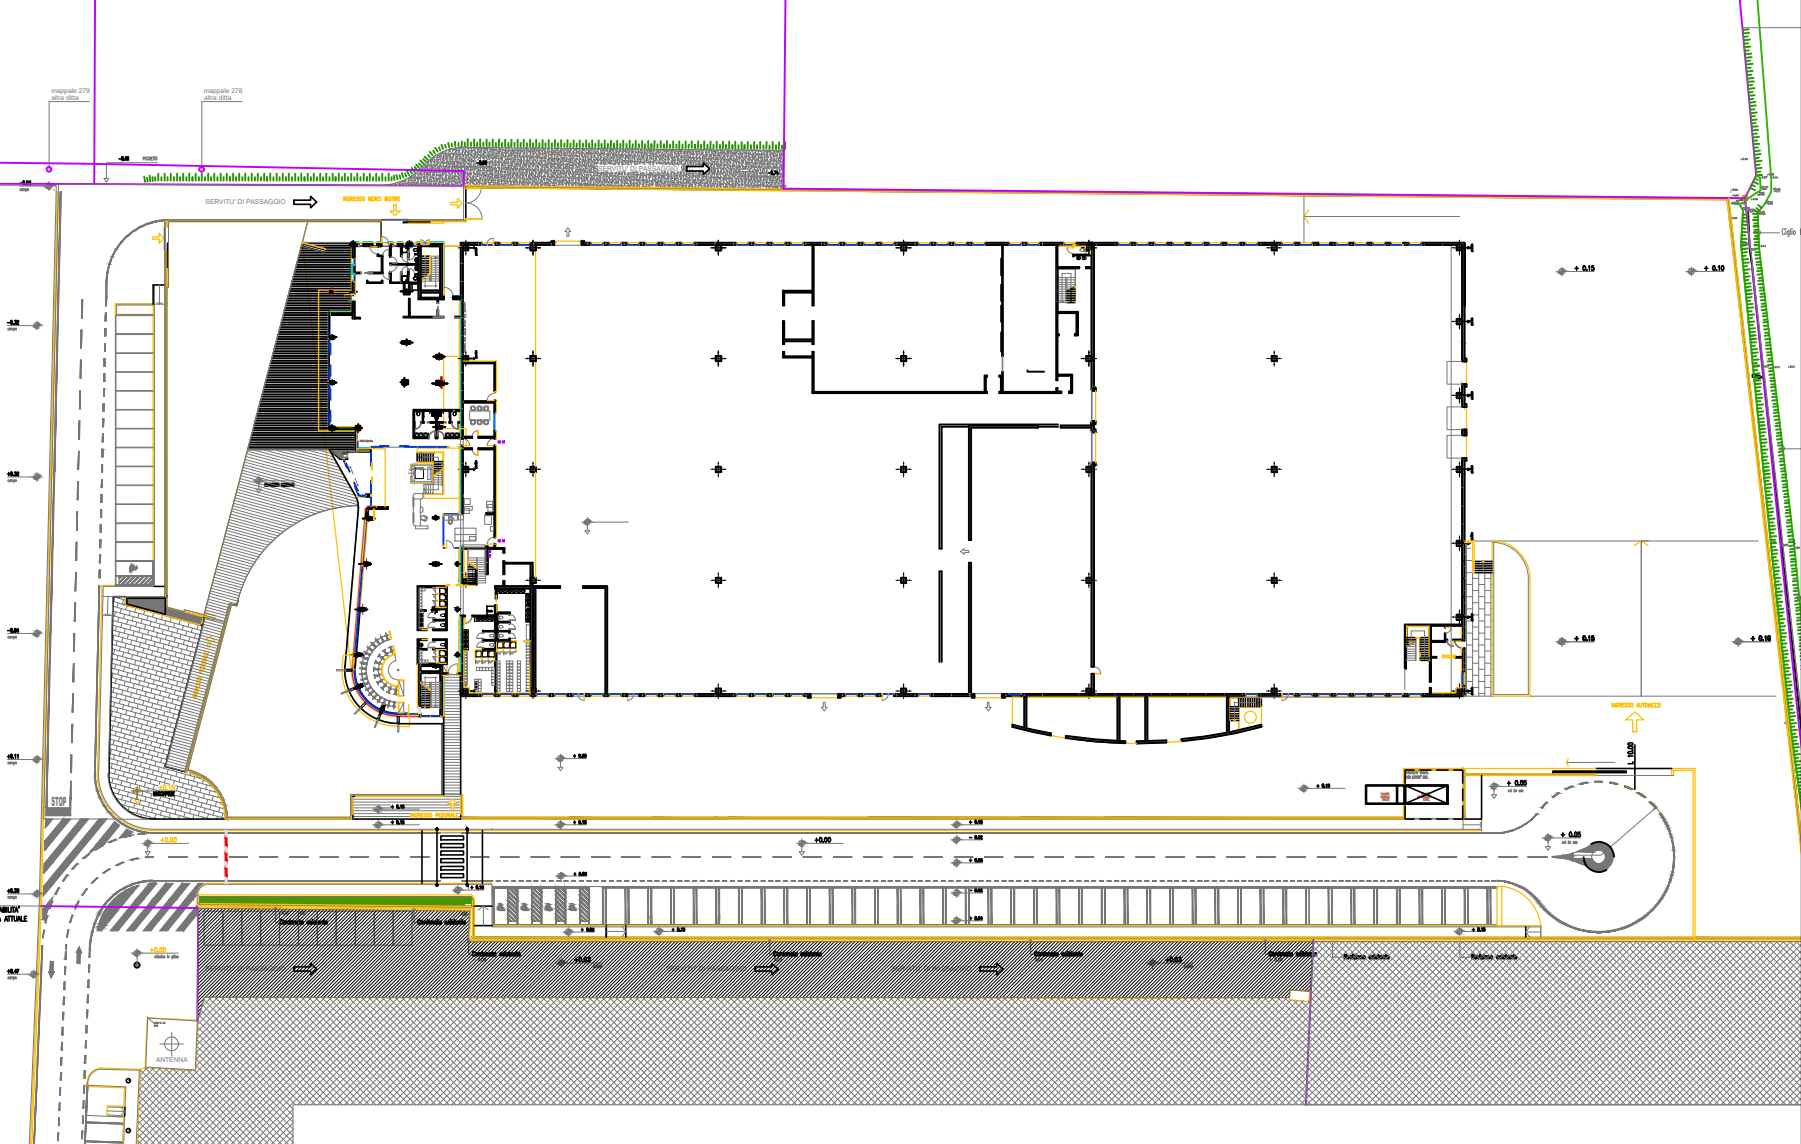

Profilo stradale longitudinale "Sezione 01" con reti A.B. e A.N.

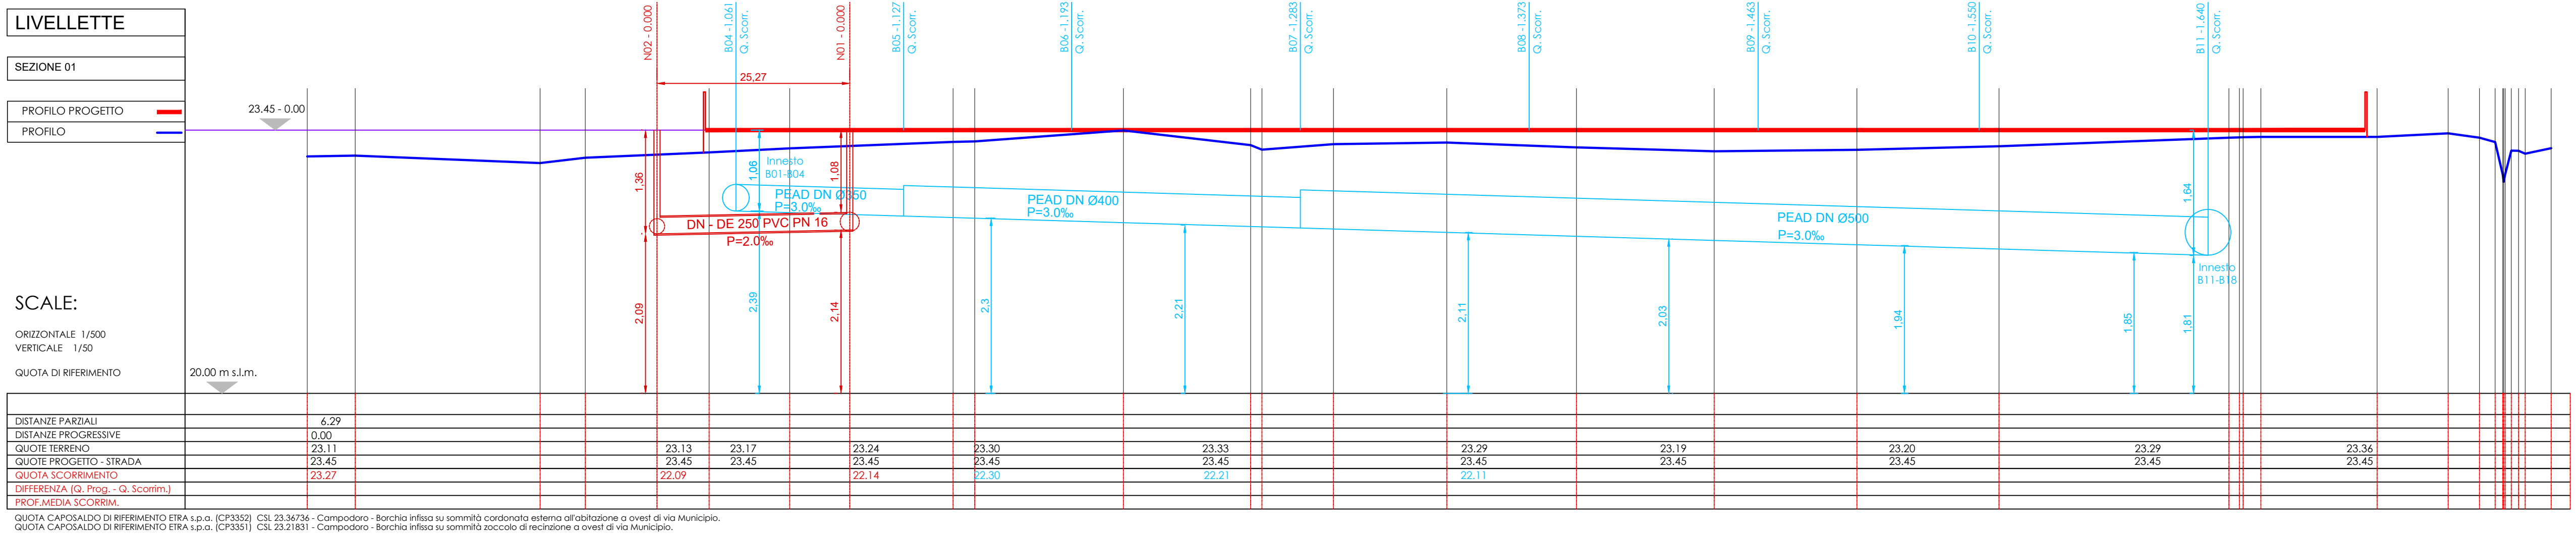

Planimetria - scala 1:1000

N°	ID	REVISIONE	DESCRIZIONE	REVISIONE	DATA
03	R02	REVISIONE 02			24-01-2025
02	R01	REVISIONE 01			03-10-2024
01	R00	PRIMA EMISSIONE			06-05-2024



Provincia di Padova Comune di Campodoro

COMMITTENTE	Maxi Studio srl via Dell'Artigianato, 36043 Camisano V.no (VI) ABUS - August Bremicker Söhne KG Altenhofer Weg 25, 58300 Wette/Ruhr (DE)
PROGETTAZIONE	Architetto Carlo Filippi via Roma 25/c, 35010 Villafranca Padovana (PD) Architetto Monia Doni via Roma 25/c, 35010 Villafranca Padovana (PD)
DIREZIONE LAVORI	
DIREZIONE ARTISTICA	
CALCOLO STRUTTURE	
COLLAUDO STRUTTURE	
IMPIANTI MECCANICI ED ELETTRICI	Ingegnere Roberto Zilio via Uruguay 67, 35127 Padova (PD)
ANTINCENDIO	P.I. Alessandro Nicoli via Natta 2, 35030 Rubano (PD)

LAVORO	NUOVA COSTRUZIONE EDIFICIO PRODUTTIVO
FILE	PD_UR_EG_05_AB-AN
TAVOLA	Planimetria reti AB-AN Profili longitudinali con livellette di progetto AB-AN

DATA	04-10-2024
REV	R01
TAV	05

SCALA: Varie

Simbolo	Descrizione
---	Condotta principale acque bianche in PEAD Ø 600/500/400/350
---	Collegamento interno
■	Caditoia di progetto
■	bocca di lupo di progetto
---	Rete acque bianche esistente
■	Pozzetto di ispezione esistente
■	Caditoia esistente

N.B. Prescrizioni: In sede esecutiva concordare con D.L. diametri e precisa posizione degli allacciamenti.

Simbolo	Descrizione
---	Condotta principale acque nere - PVC diam. DN 315 PN 16
---	Rete acque nere esistente
---	Collegamento a lotti e pozzetto di interfaccia
---	Pozzetto di raccordo/ispezione esistente
---	Condotta interna acque nere - PVC.

N.B. prescrizioni: Per modalità di posa ed interferenze con altri sottoservizi, opere e strutture fare riferimento alle indicazioni realizzative e disposizioni costruttive delle linee guide dell'ente gestore della rete

Stralcio planimetria Rete A.B. e A.N. - Scala 1:250