
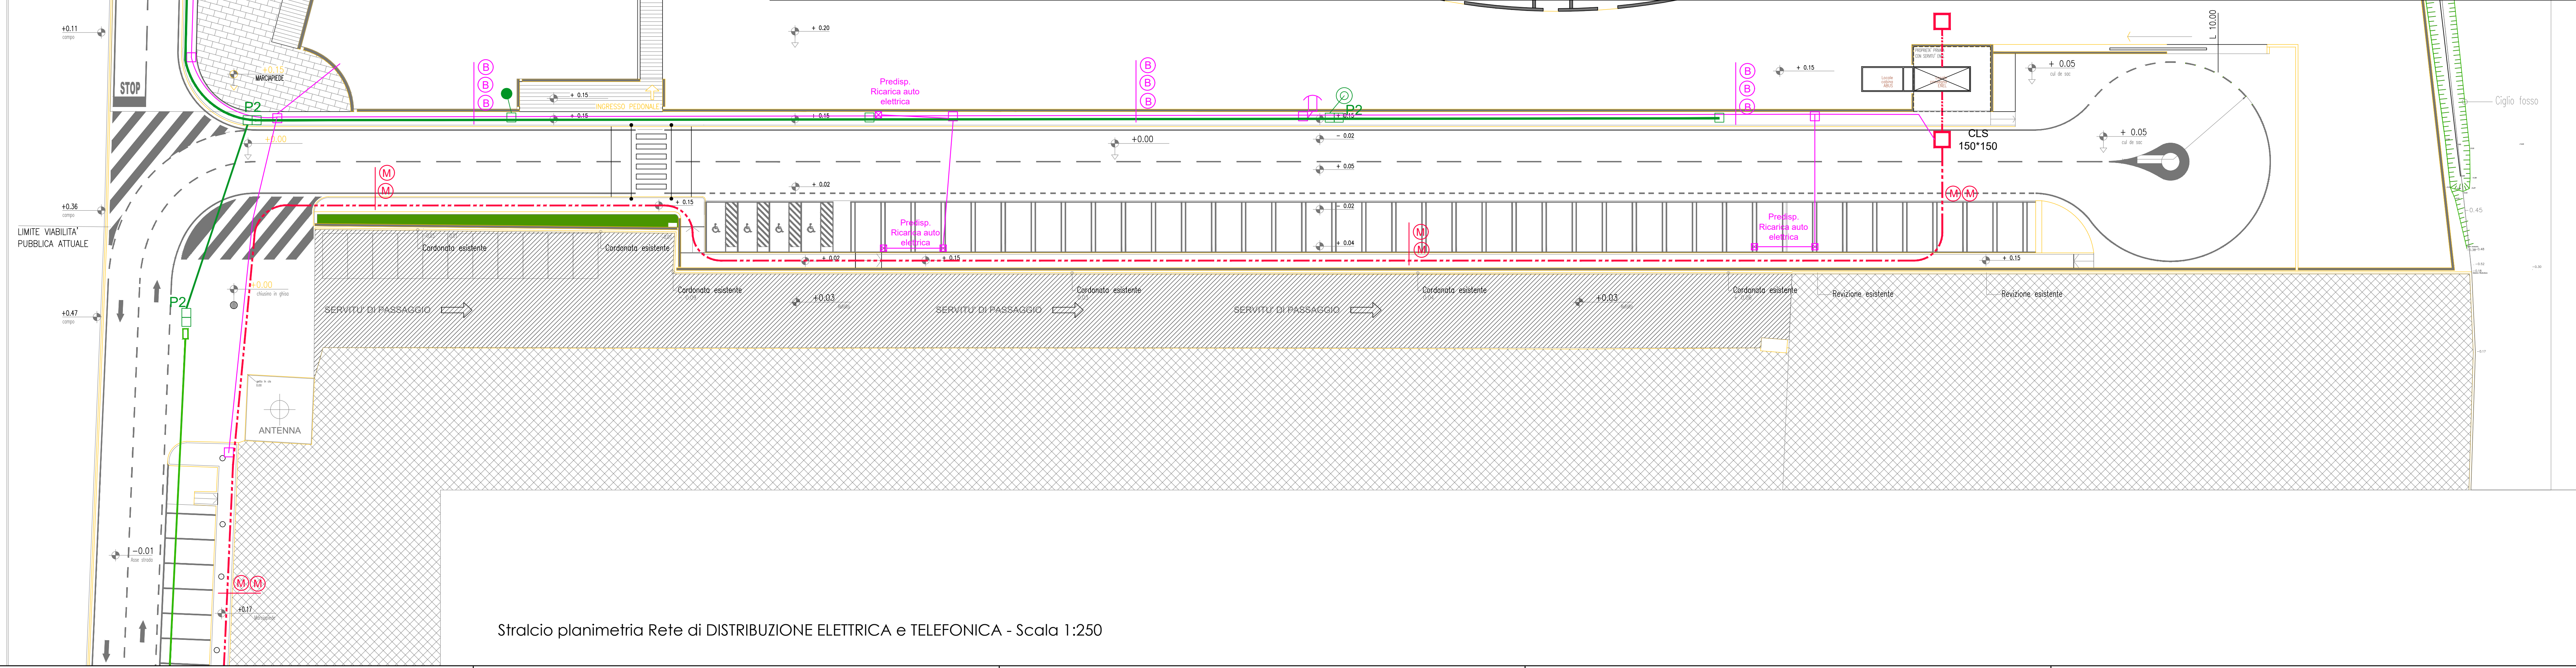


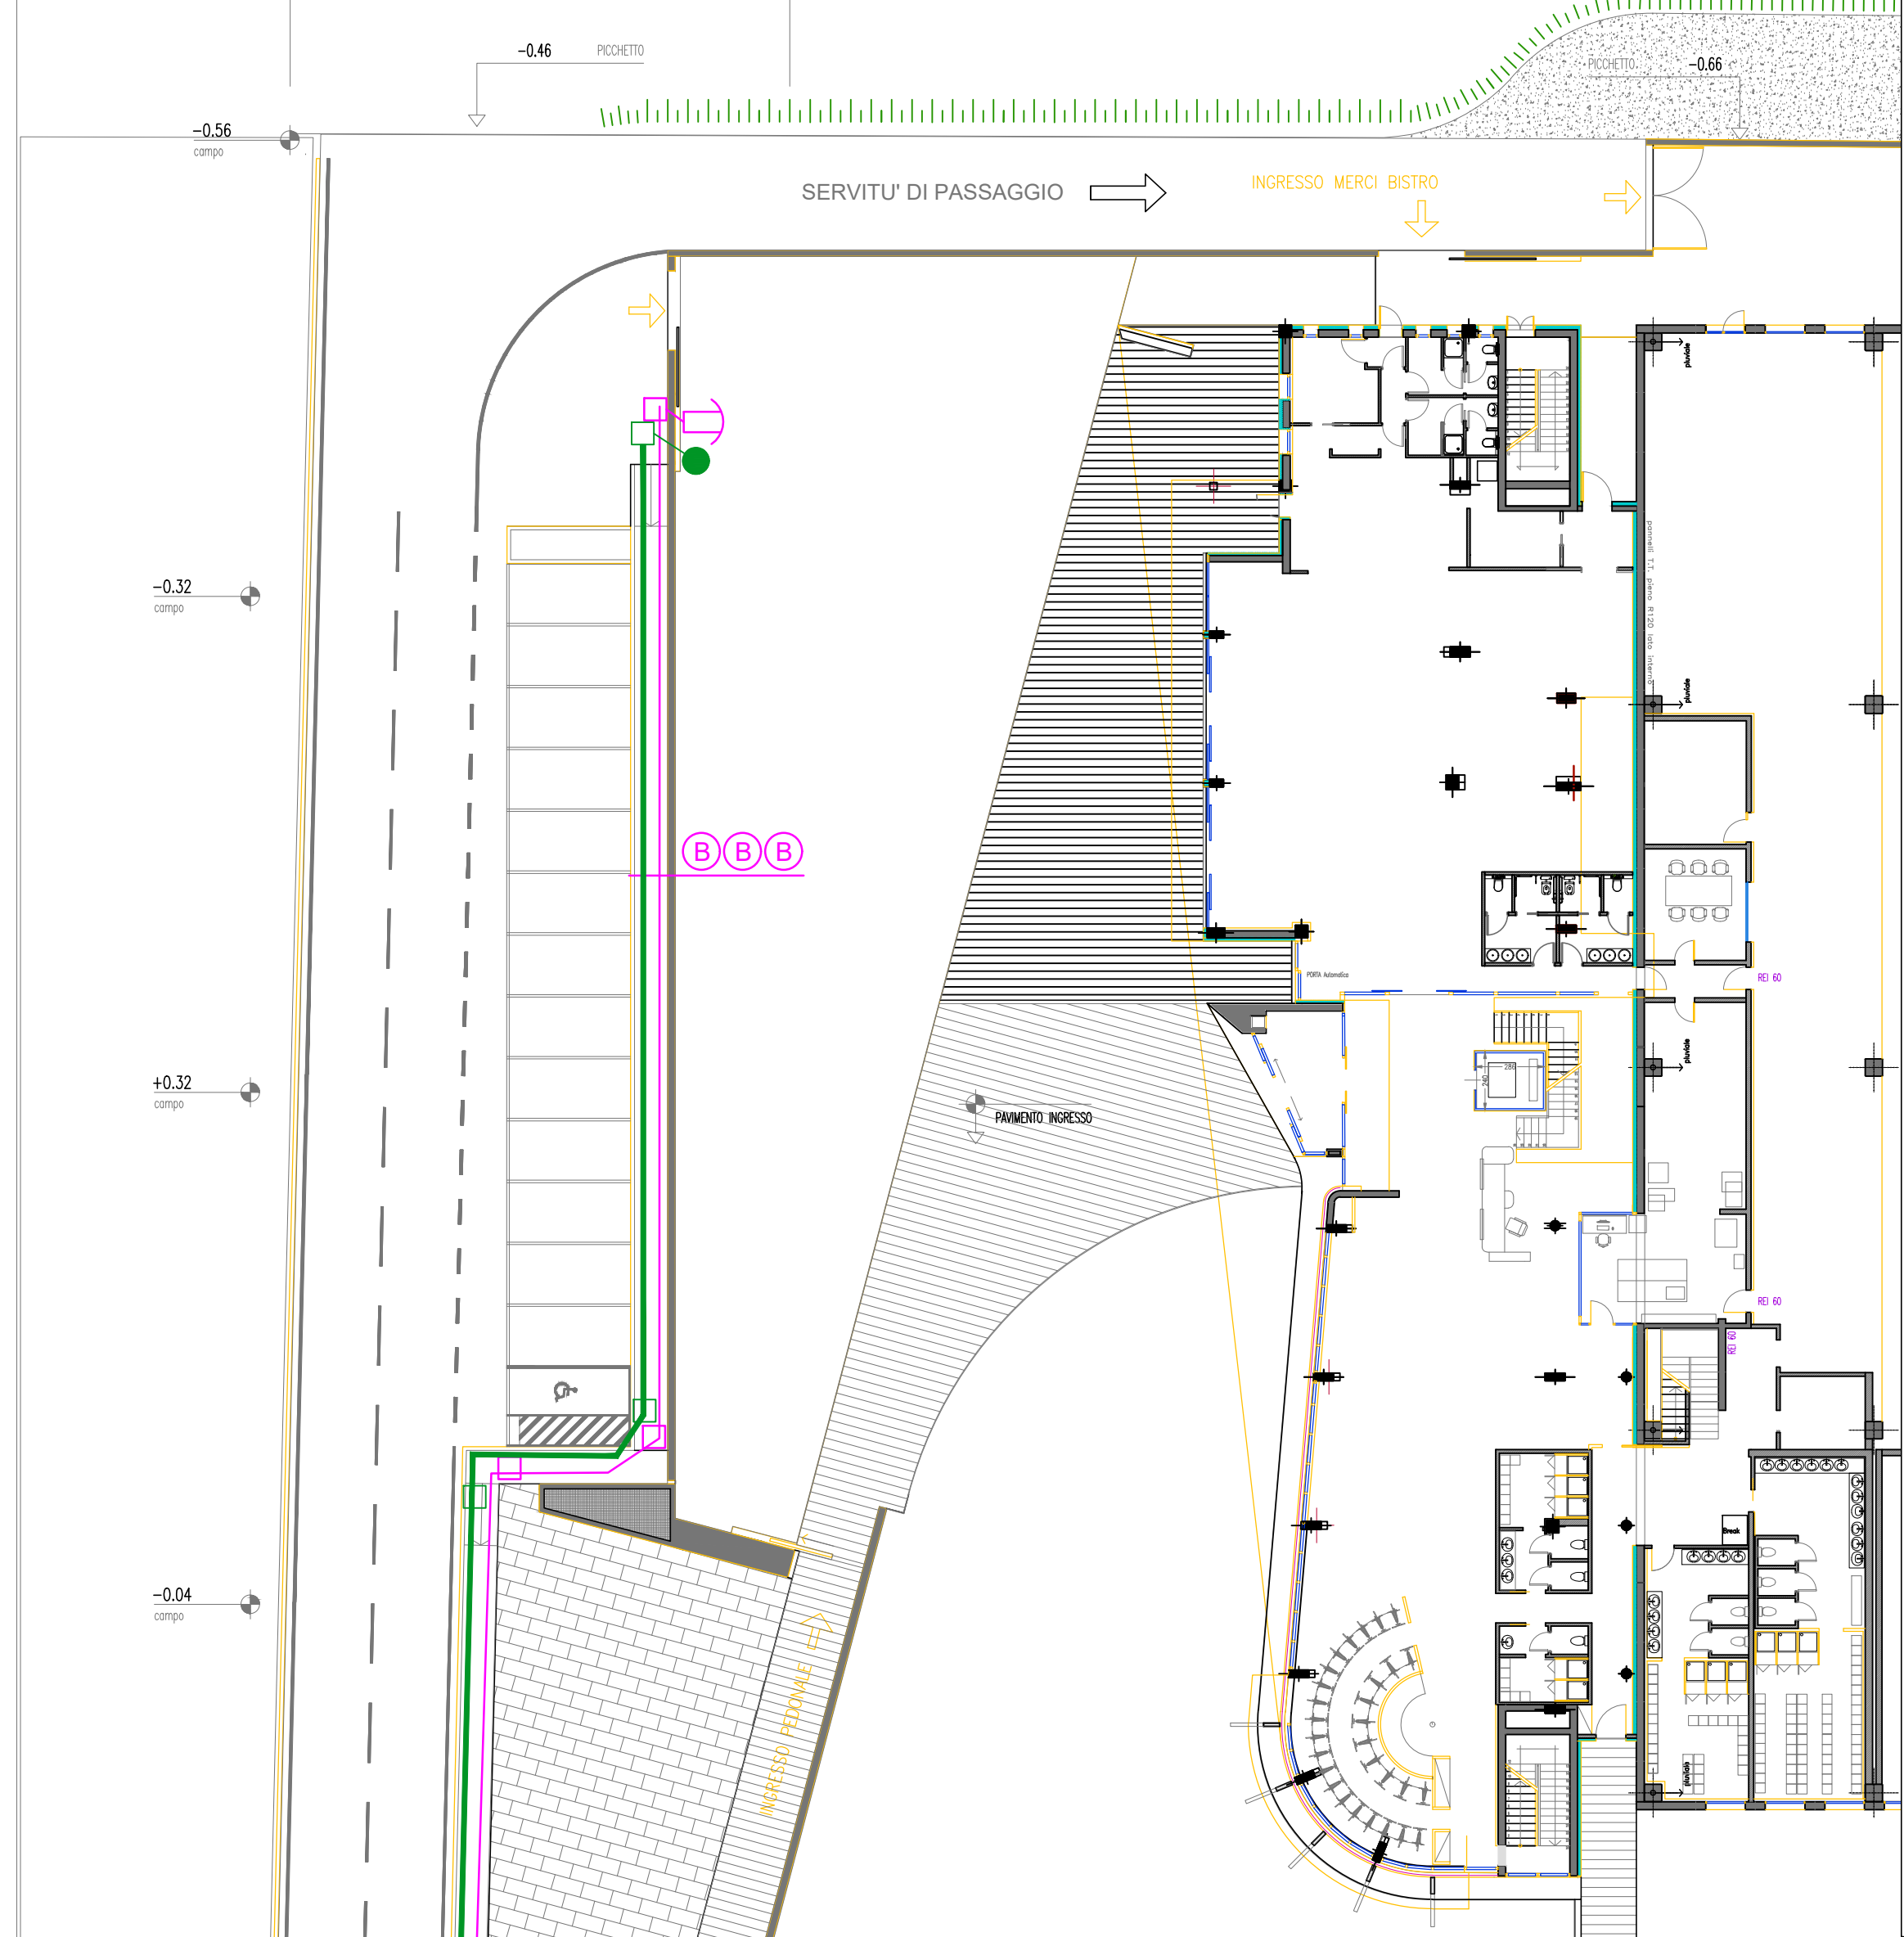

Rete distribuzione elettrica


Simbolo	Descrizione
Esistente	
	Quadro elettrico illuminazione pubblica ESISTENTE
Progetto	
	Linea elettrica di progetto B.T. con n° tubi corrugati Ø 160 evidenziati in disegno
	Pozzetto di raccordo e allacciamento linea B.T. (cm 80x80)
	Cassetta di distribuzione con n°3 corrugati Ø125 su pozzetto in cls
	Consegna utenza con corrugati Ø 125
	Collegamento con linea M.T. esistente (interramento) con n°02 tubi corrugati Ø 160

PRESCRIZIONI DI POSA: Per modalità di posa ed interferenze con altri sottoservizi, opere e strutture fare riferimento alle indicazioni realizzative e disposizioni costruttive delle linee guide dell'ente gestore della rete

Rete distribuzione telefonica

Simbolo	Descrizione
Esistente	
	Rete telefonica esistente
	Rete telefonica 1+1 (servizi) pvc Ø125mm
	Pozzetto cm 90x70 (distanza < 50 mt.)
	Pozzetto cm 120x80
	Colonna telefonica (3 pvc Ø63 verso pozz.) allacciamento singolo (1 pvc Ø125)
	Da affiancare alla posa della rete telefonica n°1 tubo corrugato in PVC DN Ø 125 per uso servizi o fibra (compreso "stacco di allaccio" dentro ai lotti)

PRESCRIZIONI DI POSA: Per modalità di posa ed interferenze con altri sottoservizi, opere e strutture fare riferimento alle indicazioni realizzative e disposizioni costruttive delle linee guide dell'ente gestore della rete

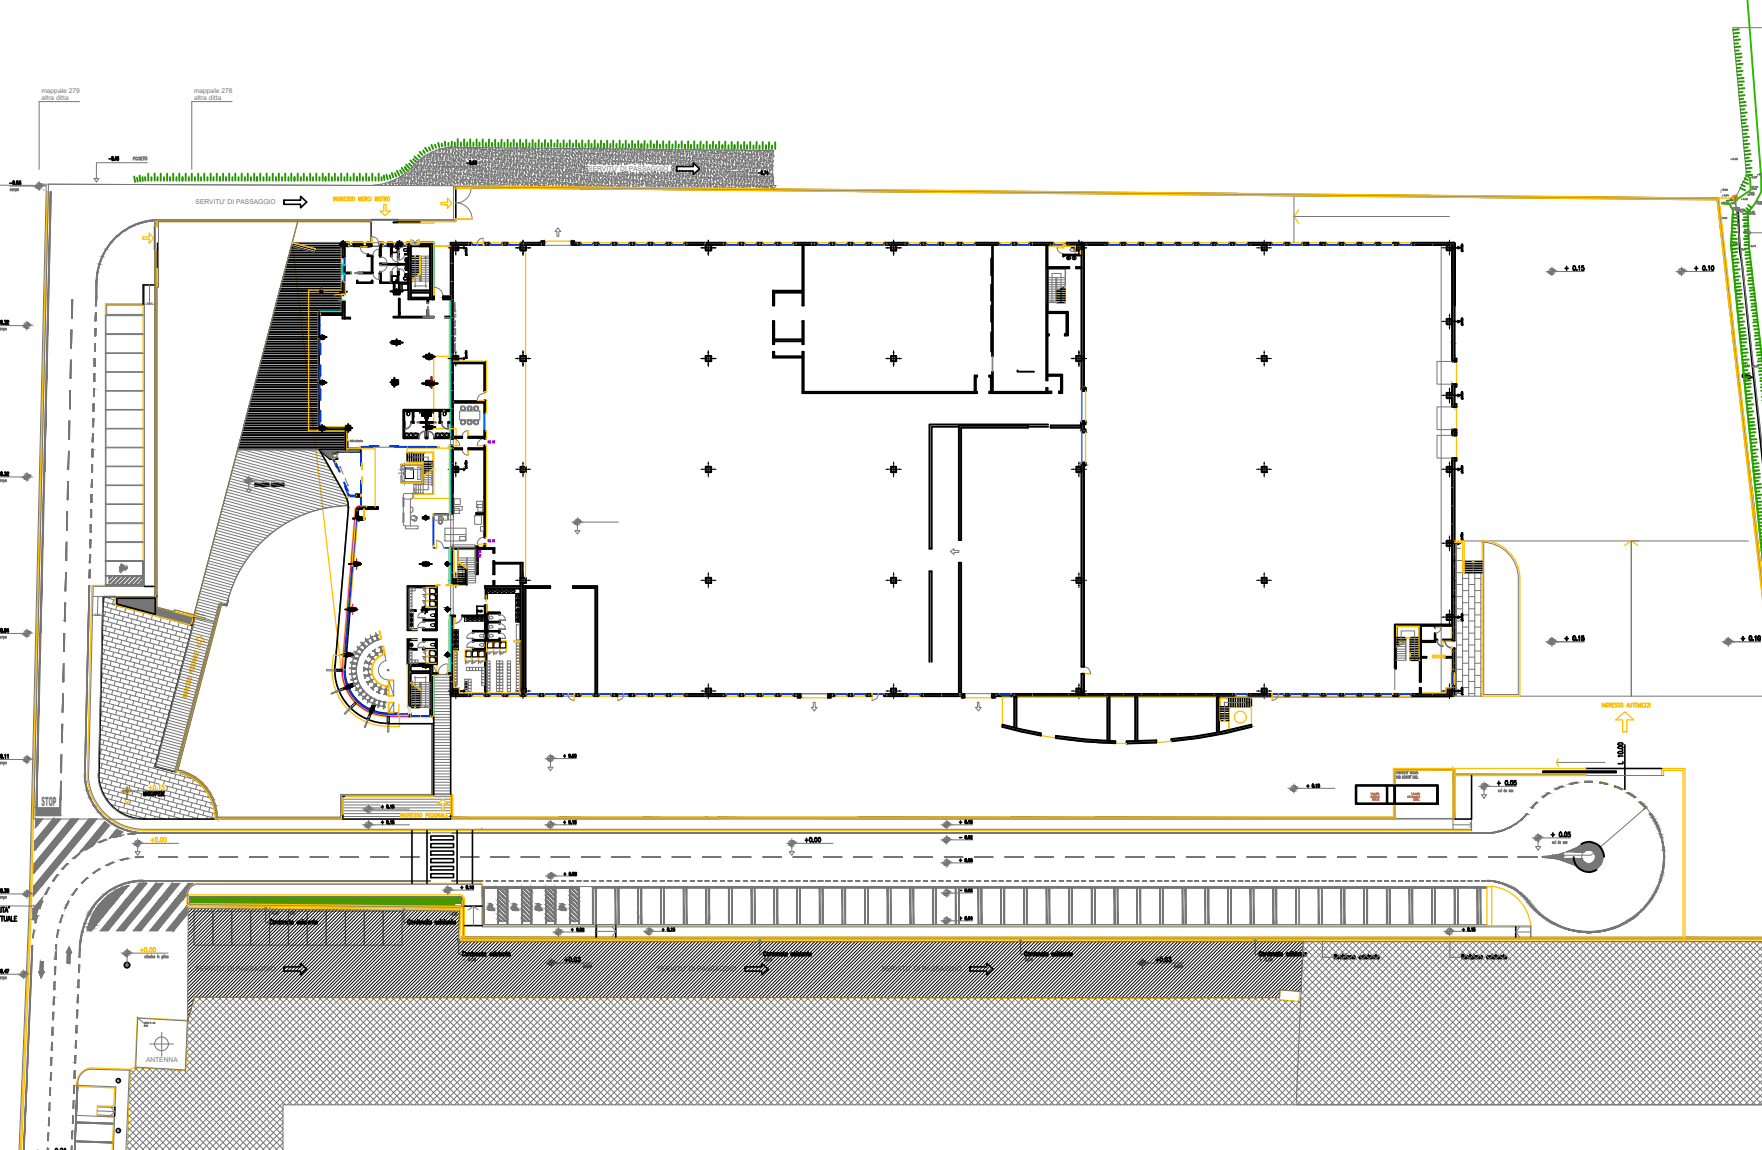

Planimetria - scala 1:1000

N°	ID	REVISIONE	DESCRIZIONE	REVISIONE	DATA
03	R02	REVISIONE	02		24-01-2025
02	R01	REVISIONE	01		03-10-2024
01	R00	PRIMA	EMISSIONE		06-05-2024



Provincia di Padova
Comune di Campodoro

COMMITTENTE	Maxi Studio srl via Dell'Artigianato, 36043 Camisano V.no (VI) ABUS - August Bremicker Sohne KG Altenhofer Weg 25, 58300 WetteRuhr (DE)
PROGETTAZIONE	Architetto Carlo Filippi via Roma 25/c, 35010 Villafranca Padovana (PD) Architetto Monia Doni via Roma 25/c, 35010 Villafranca Padovana (PD)
DIREZIONE LAVORI	
DIREZIONE ARTISTICA	
CALCOLO STRUTTURE	
COLLAUDO STRUTTURE	
IMPIANTI MECCANICI ED ELETTRICI	Ingegnere Roberto Zilio via Uruguay 67, 35127 Padova (PD)
ANTINCENDIO	P.I. Alessandro Nicoli via Natta 2, 35030 Rubano (PD)
LAVORO	NUOVA COSTRUZIONE EDIFICIO PRODUTTIVO
FILE	PD_UR_EG_06_Reti elettrica - telefonica
TAVOLA	Reti di progetto: - Energia elettrica - Telefonica Particolare descrittivo cabina di trasformazione BT-MT

DATA	04-10-2024
REV	R01
TAV	06

SCALA: 1:250/1:1000