

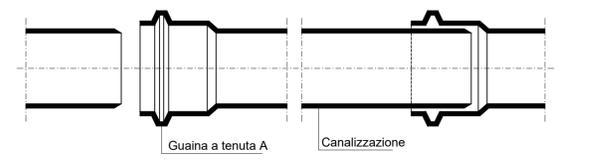


Pozzetto di ispezione acque nere  
Scala 1:20

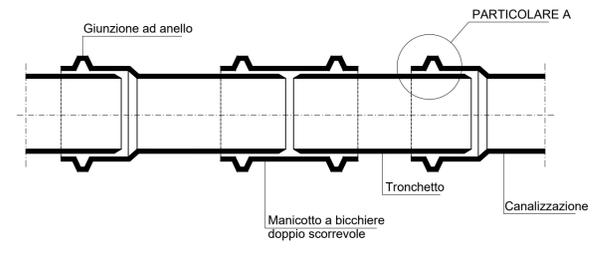



A : Guaina a tenuta in gomma formata da elementi accoppiati a sezione romboidale con labbra di tenuta idraulica e dentelli di centraggio.

Particolare predisposizione pezzi speciali per allacciamento utenze acque nere - Tubi in P.V.C. per fognatura

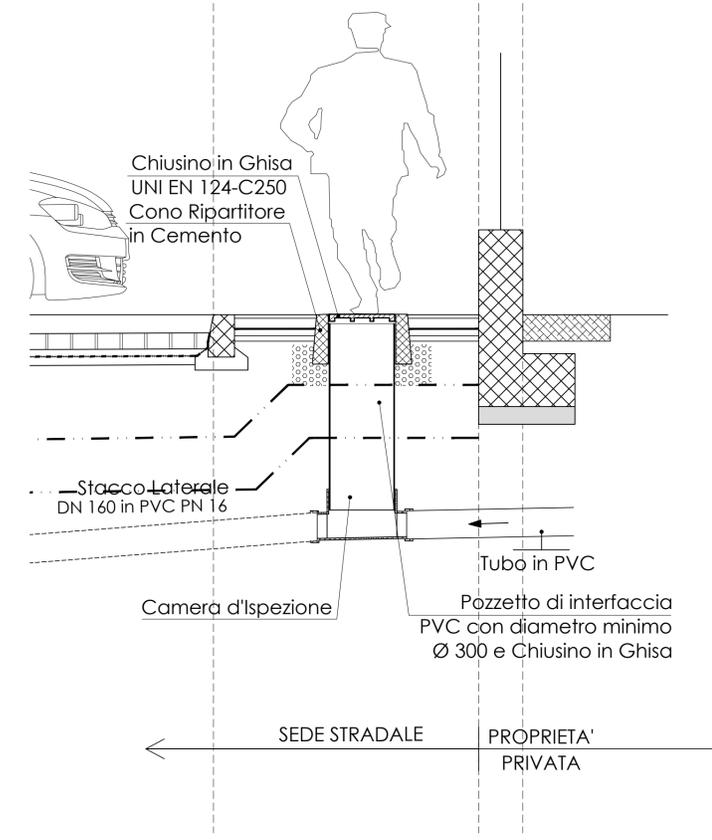


PRESCRIZIONI DI POSA: Per modalità di posa ed interferenze con altri sottoservizi, opere e strutture fare riferimento alle indicazioni realizzative e disposizioni costruttive delle linee guide dell'ente gestore della rete


Pozzetto di interfaccia in PVC acque nere.  
Scala 1:20

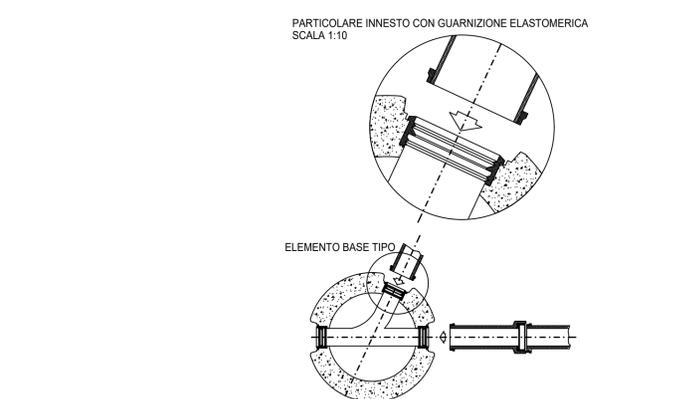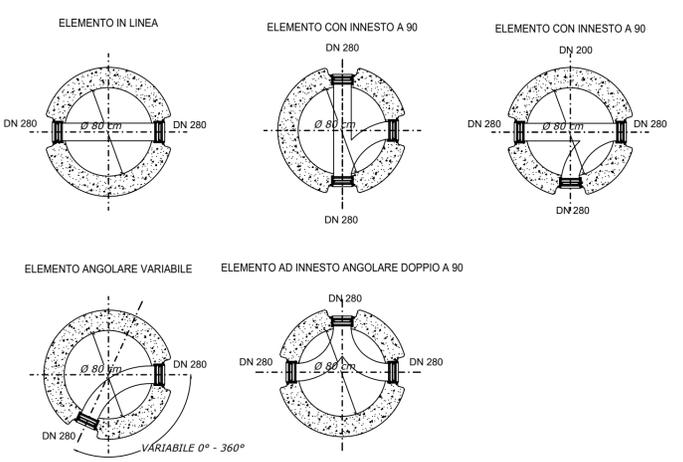


Piante degli elementi base dei pozzetti circolari d'ispezione per fognature nere.  
Scala 1:20

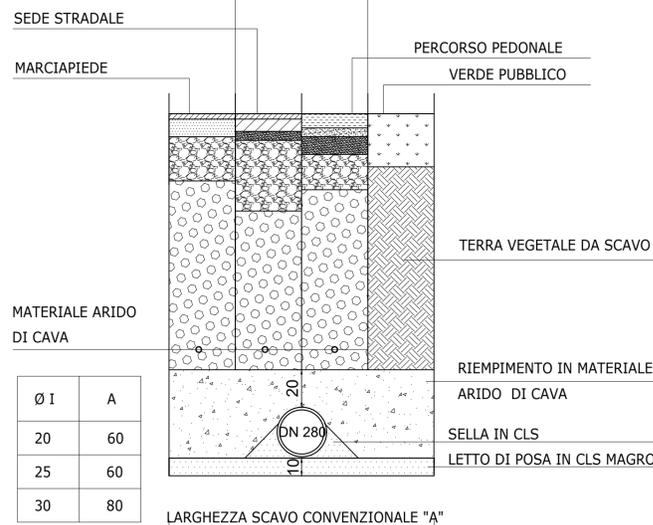

Schema di scavo per fognature.

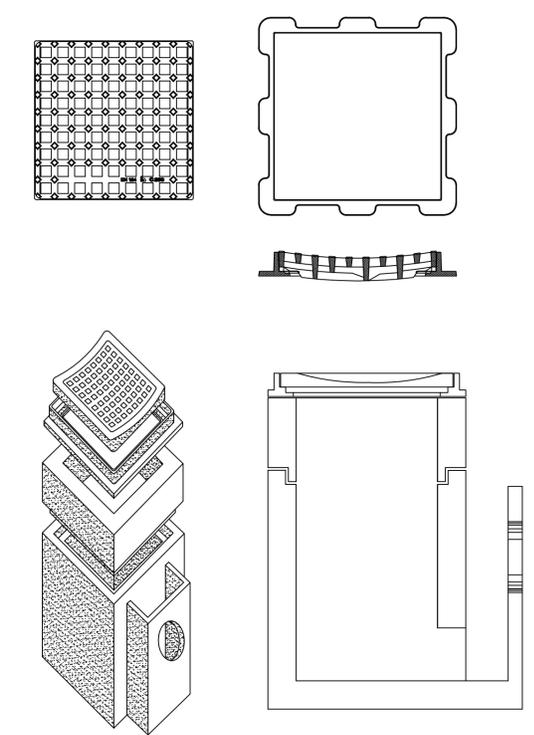

Particolare descrittivo caditoia stradale.

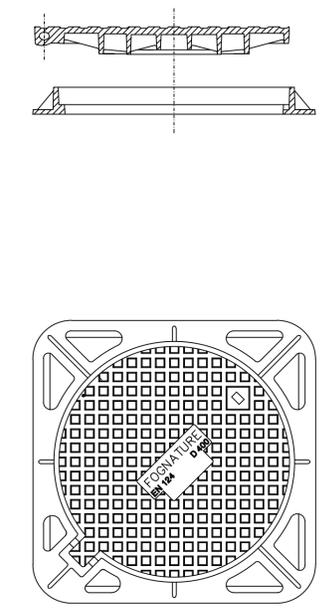

Particolare descrittivo chiusino in ghisa pozzetto di linea.

N°	ID	REVISIONE	DESCRIZIONE	REVISIONE	DATA	REVISIONE
03	R02	REVISIONE 02			24-01-2025	
02	R01	REVISIONE 01			03-10-2024	
01	R00	PRIMA EMISSIONE			06-05-2024	



## Provincia di Padova Comune di Campodoro

COMMITTENTE 	<b>Maxi Studio srl</b> via Dell'Artigianato , 36043 Camisano V.no (VI) ABUS - August Bremicker Sohne KG Altenhofer Weg 25 , 58300 WetteRuhr (DE)
PROGETTAZIONE	<b>Architetto Carlo Filippi</b> via Roma 25/c , 35010 Villafranca Padovana (PD) <b>Architetto Monia Doni</b> via Roma 25/c , 35010 Villafranca Padovana (PD)
DIREZIONE LAVORI	
DIREZIONE ARTISTICA	
CALCOLO STRUTTURE	
COLLAUDO STRUTTURE	
IMPIANTI MECCANICI ED ELETTRICI	<b>Ingegnere Roberto Zilio</b> via Uruguay 67 , 35127 Padova (PD)
ANTINCENDIO	<b>P.I. Alessandro Nicoli</b> via Natta 2, 35030 Rubano (PD)
LAVORO	<b>NUOVA COSTRUZIONE EDIFICIO PRODUTTIVO</b>
FILE	<b>PD_UR_EG_07_AB-AN Particolari</b>
TAVOLA	<b>Particolari descrittivi AB-AN</b>

DATA <b>04-10-2024</b>	DATA
REV <b>R01</b>	REV
TAV <b>07</b>	TAV

SCALA: **Varie**