


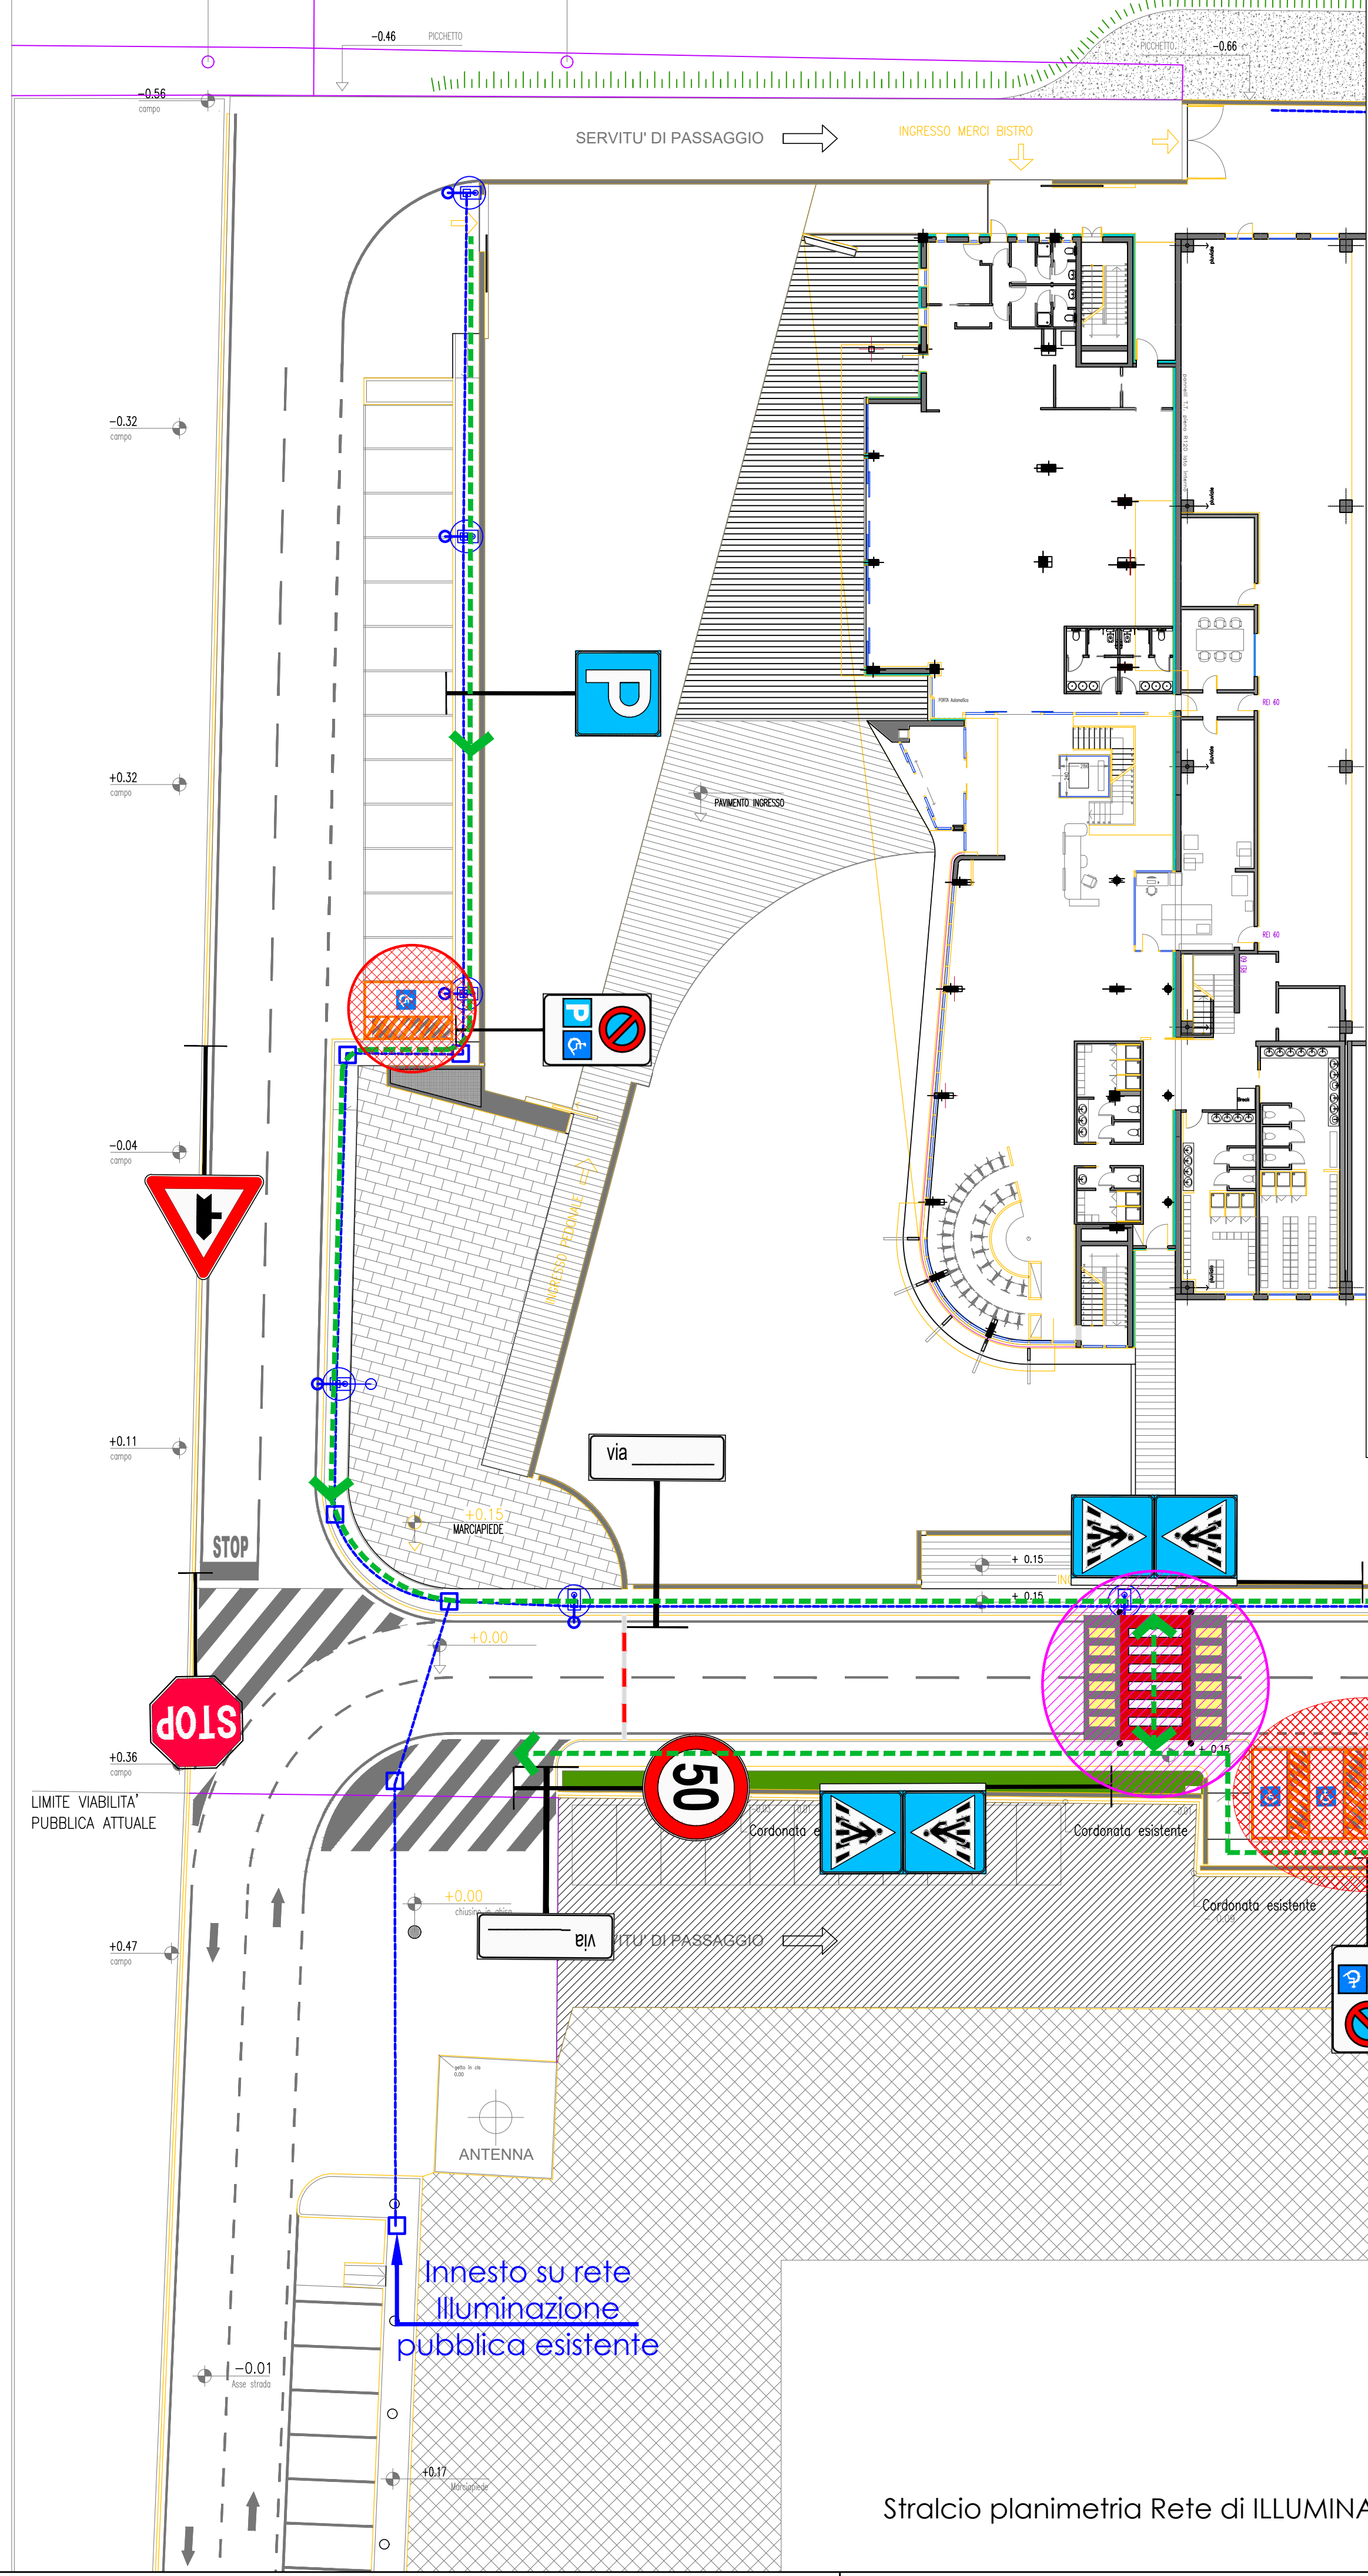

Illuminazione pubblica

Simbolo	Descrizione
	Linea illuminazione strade e pedonale n°1 Ø125
	Pozzetto di ispezione e/o di raccordo
	Lampione illuminazione pubblica (H. m 8.00) vedi progetto illuminotecnico
	Lampione illuminazione pubblica (H. m 8.00) (doppio sbraccio) vedi progetto illuminotecnico
	Linea/tubazione/palo illuminazione Pubblica ESISTENTE
	Quadro illuminazione pubblica ESISTENTE

PRESCRIZIONI DI POSA: Per modalità di posa ed interferenze con altri sottoservizi, opere e strutture fare riferimento alle indicazioni realizzative e disposizioni costruttive delle linee guide dell'ente gestore della rete.

N.B.: Per dettagli e prescrizioni di posa vedere il progetto esecutivo dell'illuminazione pubblica.





Tipologia gruppo ottico indicata dall'UTC LLPP:

Apparecchi stradali - A

	SME - Hades 2
	• Tensione nominale: 220x240V
	• Temperatura colore: 2200x4'000°K
	• Classe di isolamento: II
	• Grado di protezione: IP66
	• Protezione contro gli urti: IK09
	• Vita del gruppo ottico: L95 B10 > 100.000h

Segnaletica verticale - Codice della Strada:

Art. 122 Rotatoria	Segnale per nome strada di lottizzazione	Art. 120 Parcheggio	Art. 107 Fermarsi e dare precedenza	Art. 120 Sosta consentita a particolari categorie: - Disabili	Art. 135 Attraversamento pedonale - bifacciali - tipo a "bandiera"	Art. 112 Intersezione a "T" con diritto di precedenza	Art. 116 Limite massimo di velocità 50 km/h

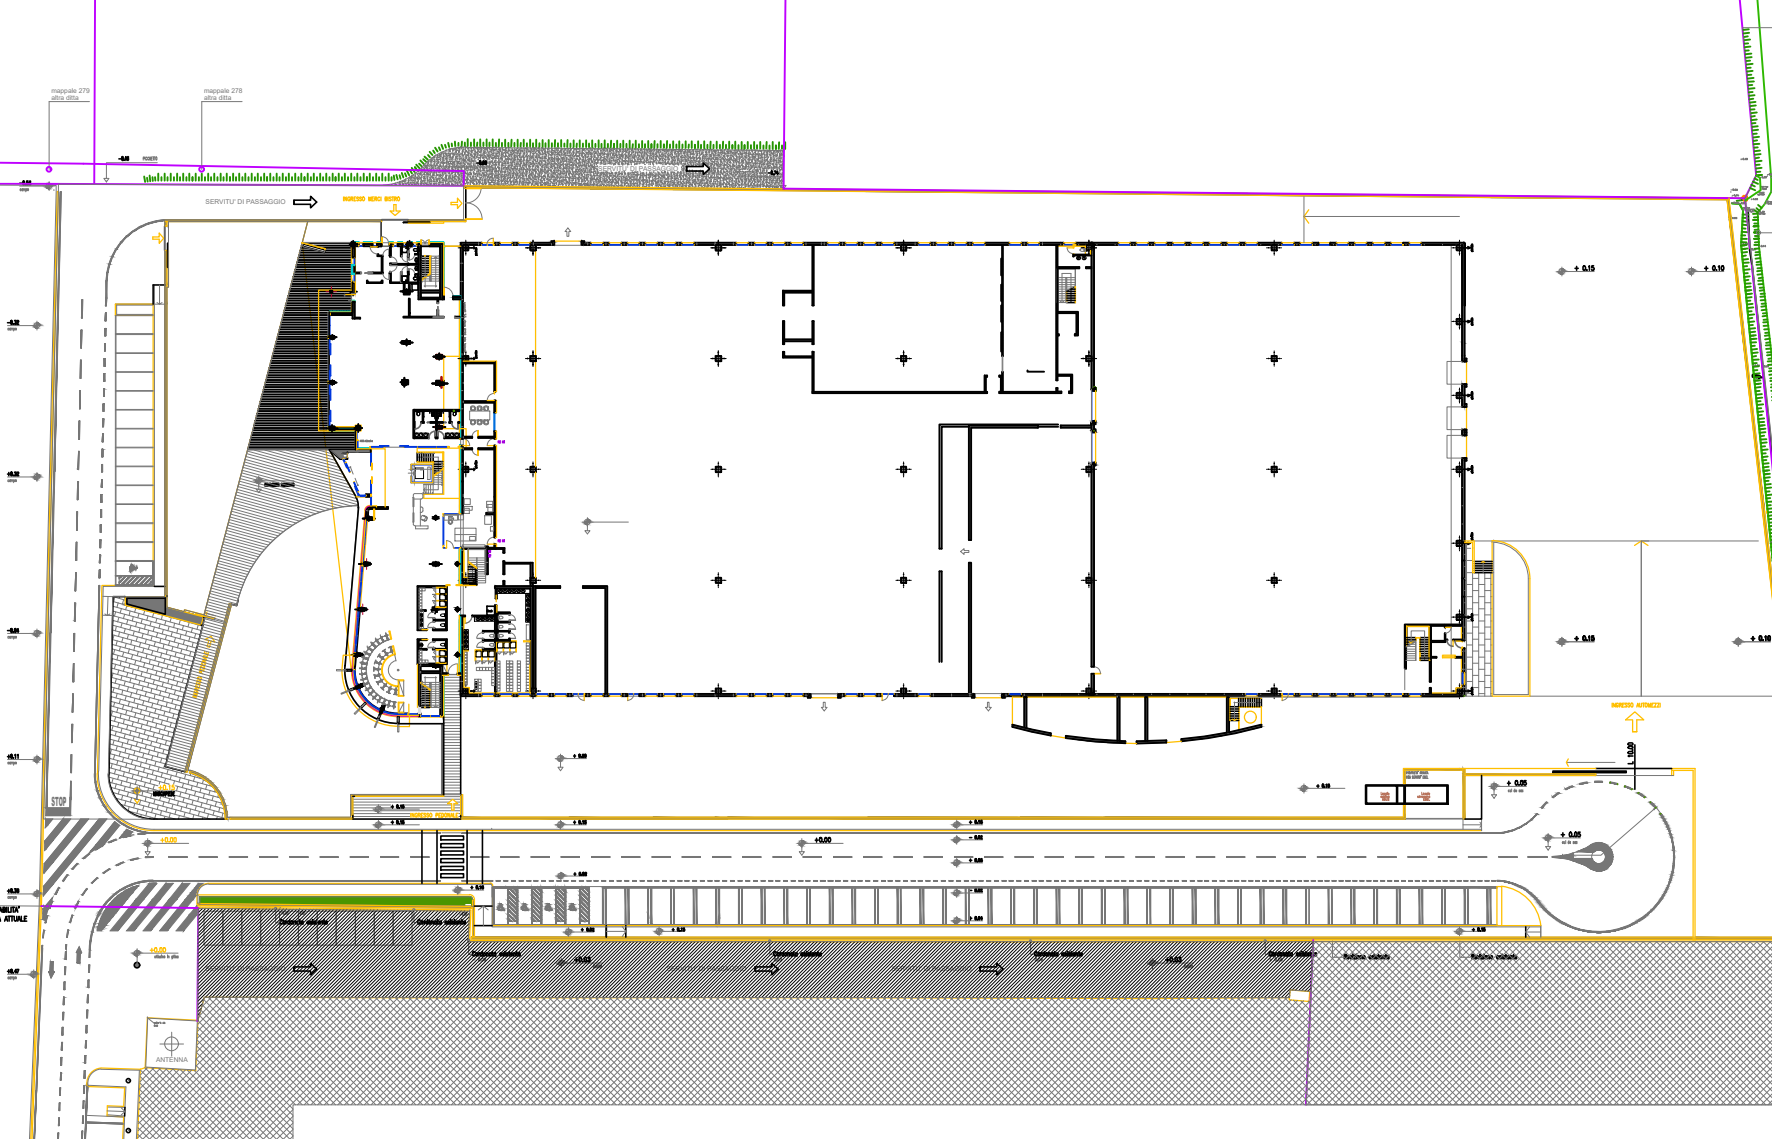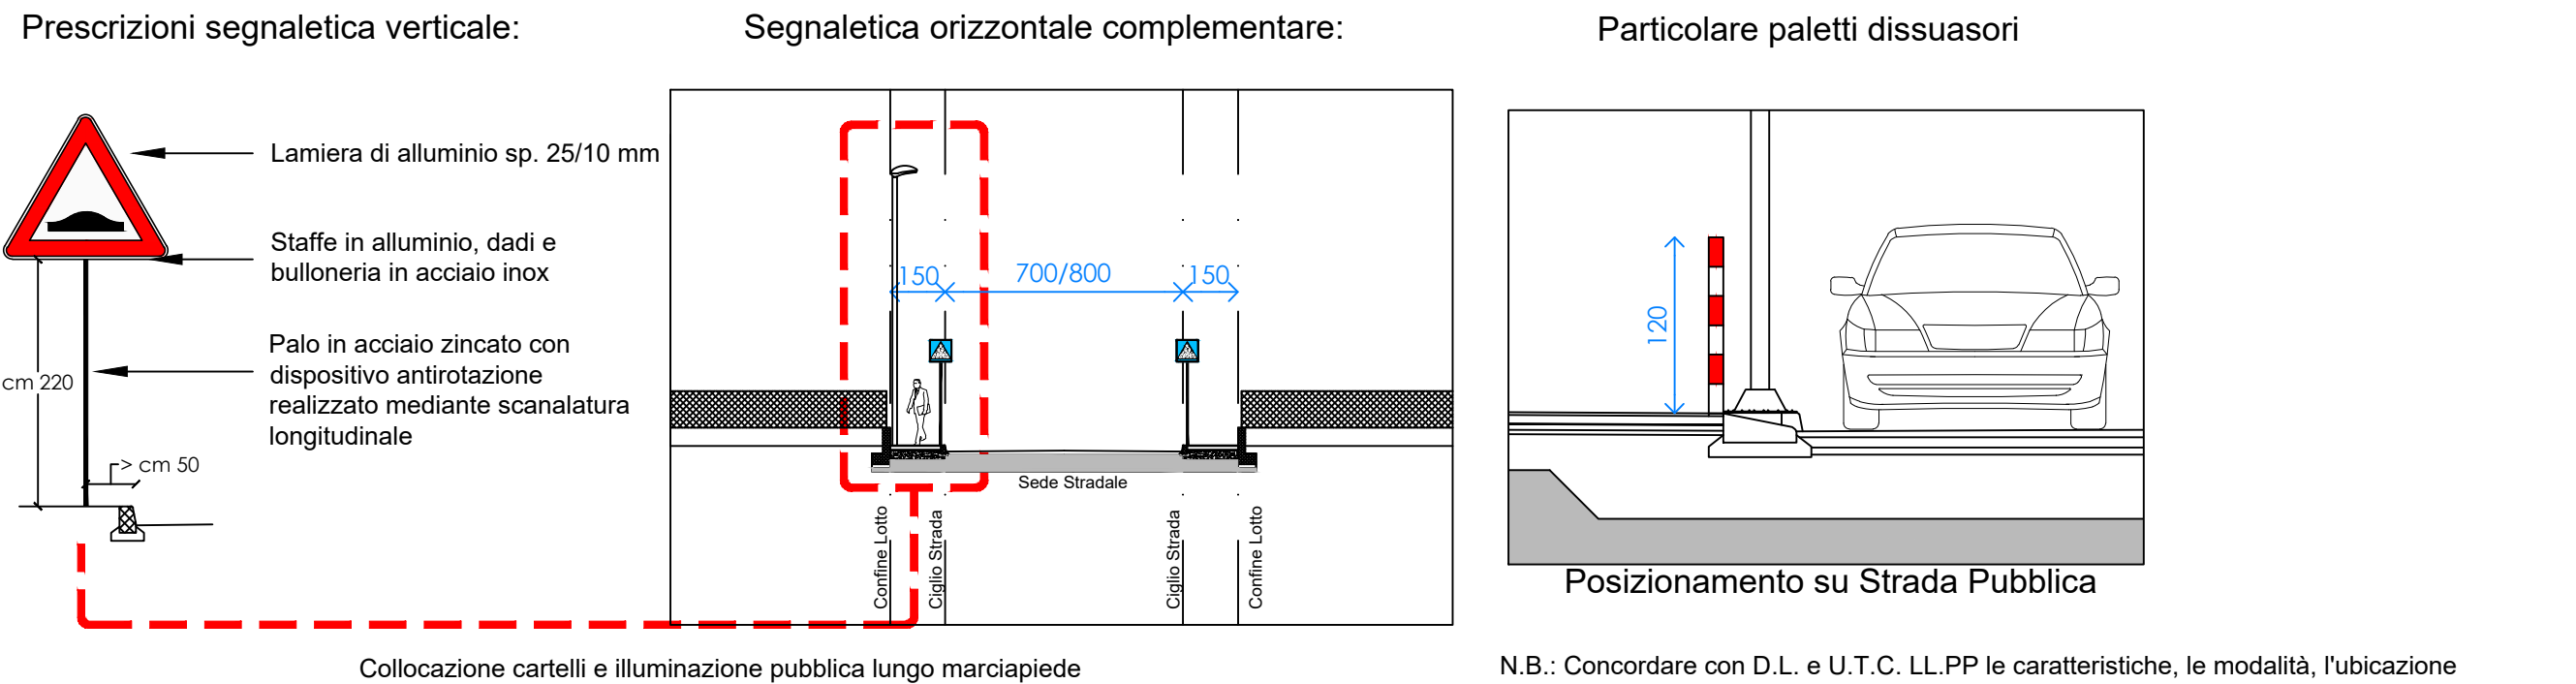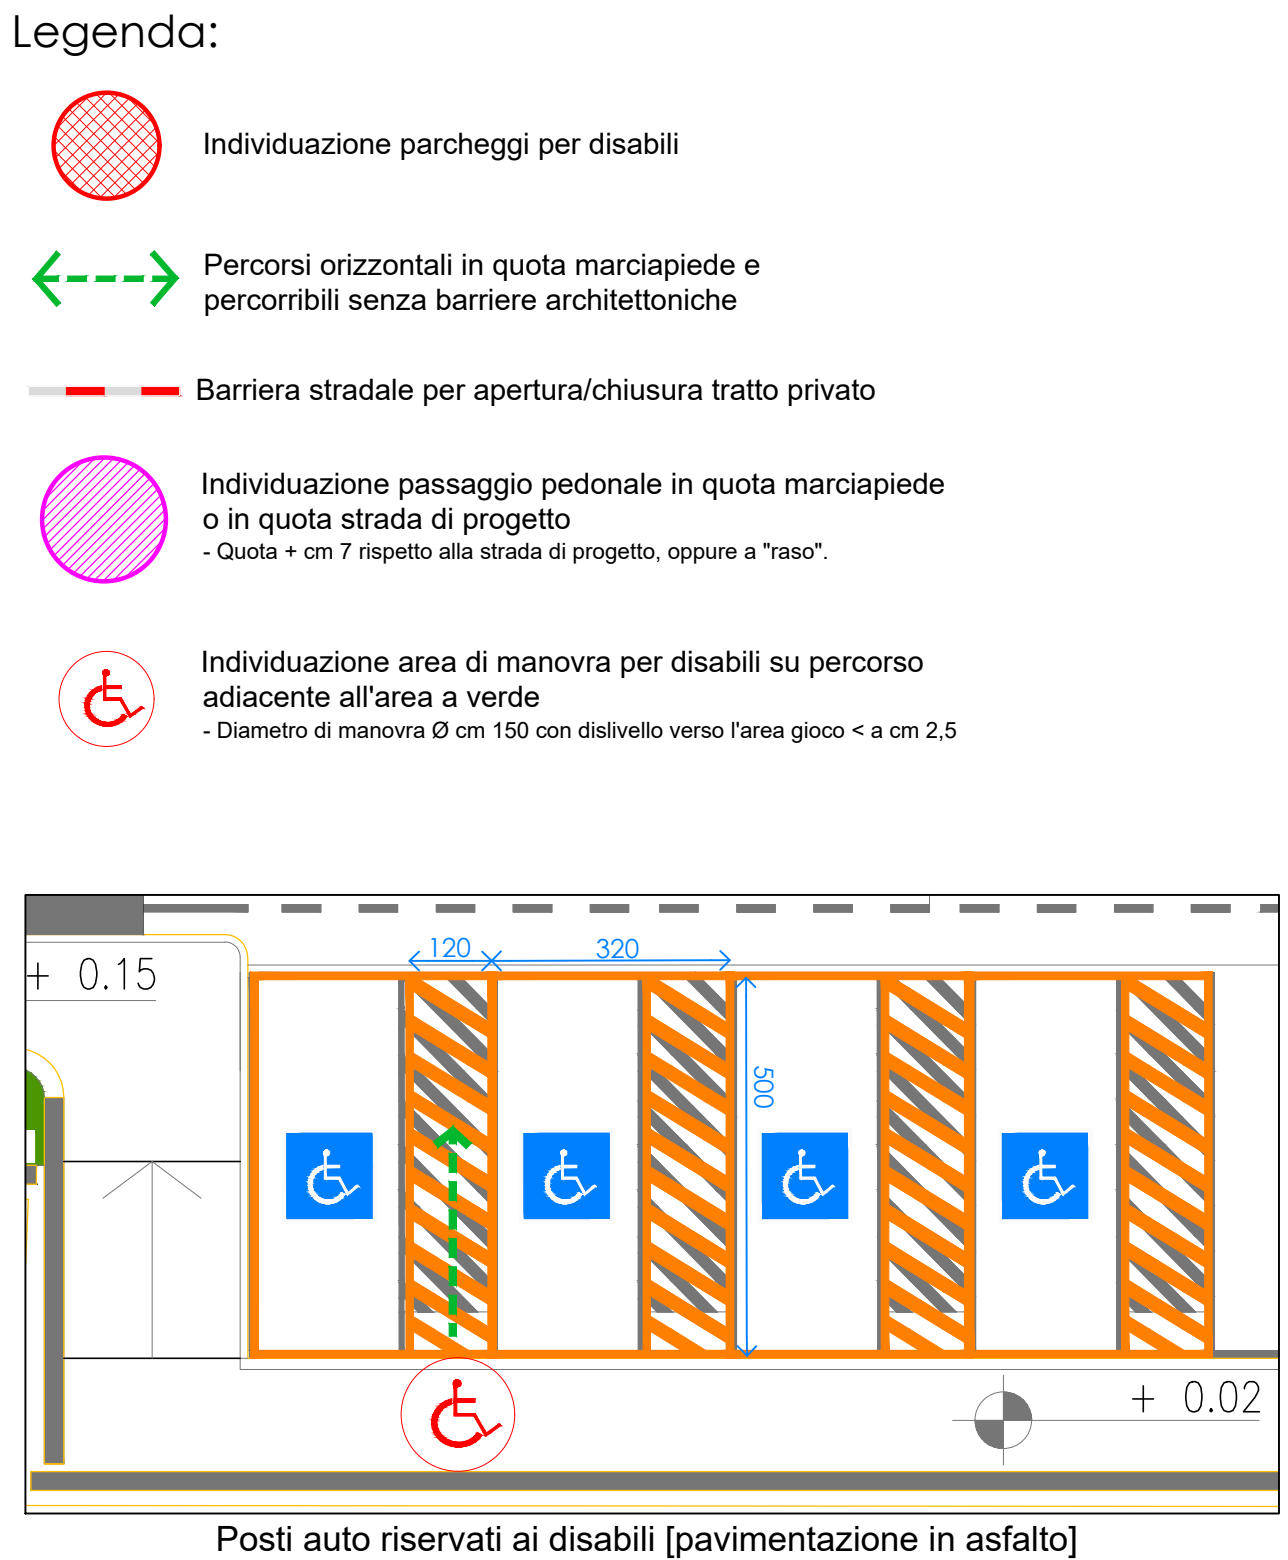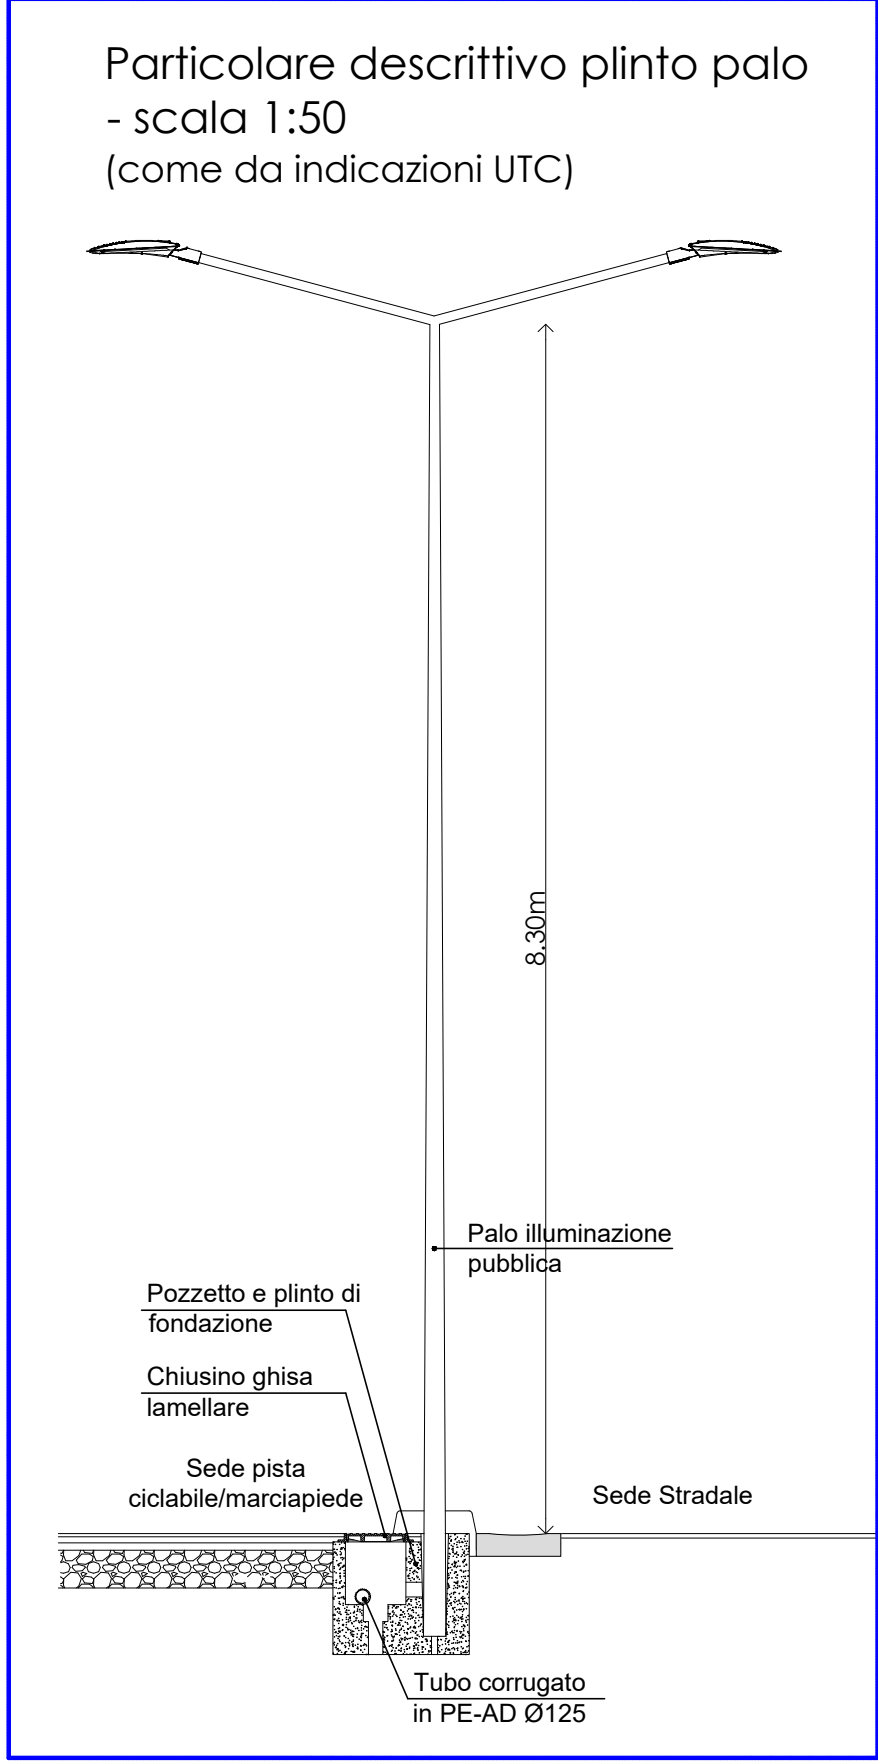

Planimetria - scala 1:1000

N°	ID	REVISIONE	DESCRIZIONE	REVISIONE	DATA
03	R02	REVISIONE 02			24-01-2025
02	R01	REVISIONE 01			03-10-2024
01	R00	PRIMA EMISSIONE			06-05-2024



Provincia di Padova
Comune di Campodoro

COMMITTENTE	Maxi Studio srl via Dell'Artigianato, 36043 Camisano V.no (VI)
PROGETTAZIONE	Architetto Carlo Filippi via Roma 25/c, 35010 Villafranca Padovana (PD) Architetto Monia Doni via Roma 25/c, 35010 Villafranca Padovana (PD)
DIREZIONE LAVORI	
DIREZIONE ARTISTICA	
CALCOLO STRUTTURE	
COLLAUDO STRUTTURE	
IMPIANTI MECCANICI ED ELETTRICI	Ingegnere Roberto Zilio via Uruguay 67, 35127 Padova (PD)
ANTINCENDIO	P.I. Alessandro Nicoli via Natta 2, 35030 Rubano (PD)

LAVORO	NUOVA COSTRUZIONE EDIFICIO PRODUTTIVO
FILE	PD_UR_EG_08_III. pubblica - Segnaletica
TAVOLA	Reti di progetto: - Illuminazione pubblica - Segnaletica stradale

DATA	04-10-2024
REV	R01
TAV	08

Stralcio planimetria Rete di ILLUMINAZIONE PUBBLICA e SEGNALETICA STRADALE e barriere architettoniche - Scala 1:250